


SCEAUX



2024-10-10

PLAN CLÉ

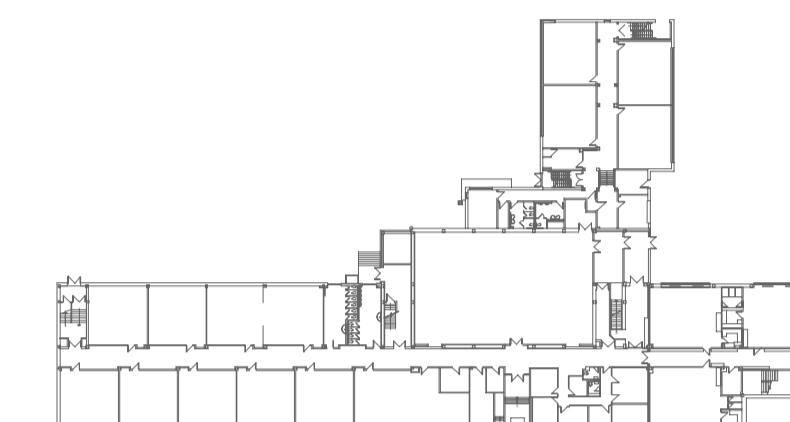

CLIENT



CSPI : 023E22010

AO : 24-137

ARCHITECTE

**CES DOCUMENTS NE DOIVENT PAS ÊTRE UTILISÉS À DES FINS DE CONSTRUCTION.**

No	DATE	POUR APPEL D'OFFRES	M.P.
		REVISION	PAR
0	2024-10-21	POUR APPEL D'OFFRES	M.P.

PROJET

**ÉCOLE DES ROSERAIES  
REMPLACEMENT DE LA FINITION  
INTÉRIEURE (PHASE 3)**

TITRE DU DESSIN

**MÉCANIQUE  
LÉGENDES ET LISTE DES PLANS**

DESSIN N. ALLAIRE	CONCEPTION M. T. VARGAS	VÉRIFICATION M. PERREAULT
----------------------	----------------------------	------------------------------


PROJET BPA No 24-0349	DESSIN No <b>M-001</b>
--------------------------	---------------------------

ÉCHELLE NAE	
----------------	--


LISTE DE PLANS

NO PLAN	DISCIPLINE	SOUS-DISCIPLINE	NOM PLAN
M-001	MÉCANIQUE		LÉGENDES ET LISTE DES PLANS
M-200	MÉCANIQUE	DRAINAGE	SOUS-SOL - DÉMOLITION
M-201	MÉCANIQUE	DRAINAGE	SOUS-SOL - AMÉNAGEMENT
M-202	MÉCANIQUE	DRAINAGE	REZ-DE-CHAUSSEE - DÉMOLITION
M-203	MÉCANIQUE	DRAINAGE	REZ-DE-CHAUSSEE - AMÉNAGEMENT
M-250	MÉCANIQUE	EAU DOMESTIQUE	SOUS-SOL - DÉMOLITION
M-251	MÉCANIQUE	EAU DOMESTIQUE	SOUS-SOL - AMÉNAGEMENT
M-252	MÉCANIQUE	EAU DOMESTIQUE	REZ-DE-CHAUSSEE - DÉMOLITION
M-253	MÉCANIQUE	EAU DOMESTIQUE	REZ-DE-CHAUSSEE - AMÉNAGEMENT
M-300	MÉCANIQUE	CHAUFFAGE	SOUS-SOL - DÉMOLITION
M-301	MÉCANIQUE	CHAUFFAGE	SOUS-SOL - AMÉNAGEMENT
M-302	MÉCANIQUE	CHAUFFAGE	REZ-DE-CHAUSSEE - AMÉNAGEMENT
M-400	MÉCANIQUE	PROTECTION INCENDIE	SOUS-SOL - DÉMOLITION
M-401	MÉCANIQUE	PROTECTION INCENDIE	SOUS-SOL - AMÉNAGEMENT
M-500	MÉCANIQUE	VENTILATION	SOUS-SOL - DÉMOLITION
M-501	MÉCANIQUE	VENTILATION	SOUS-SOL - AMÉNAGEMENT
M-502	MÉCANIQUE	VENTILATION	REZ-DE-CHAUSSEE - AMÉNAGEMENT


GÉNÉRAL

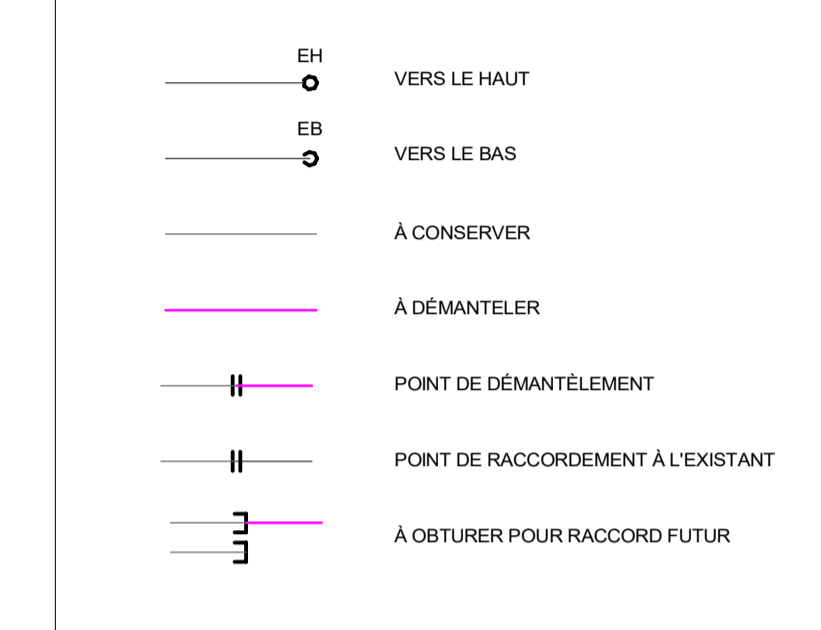

PLOMBERIE

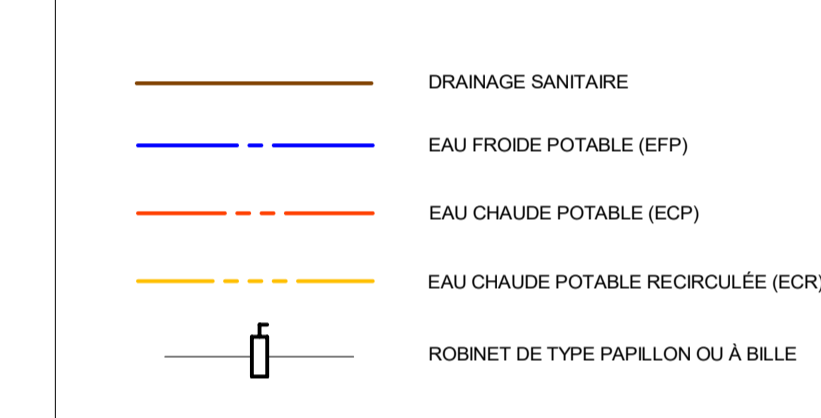

VENTILATION

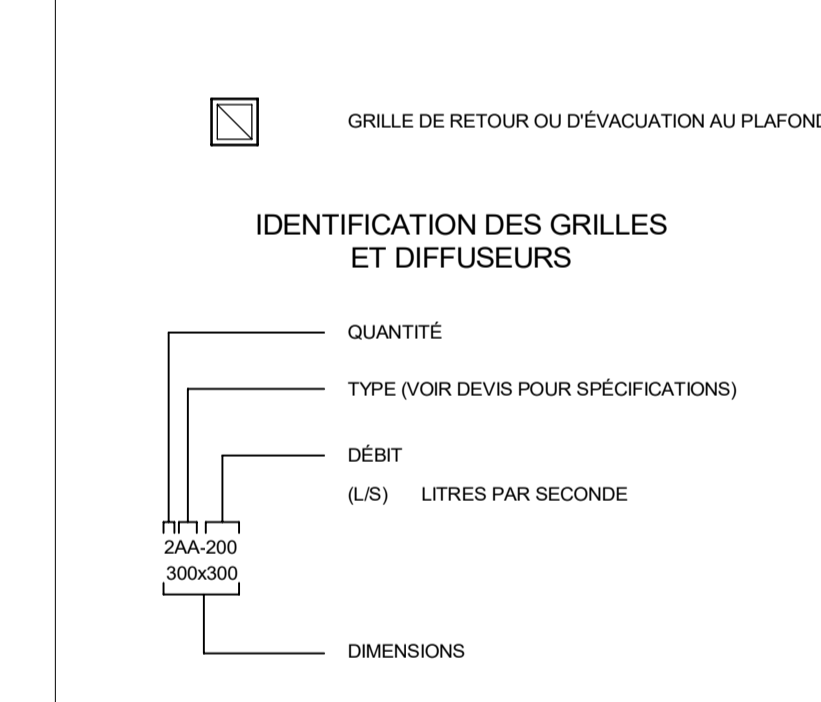


SCEAUX



2024-10-10

PLAN CLÉ

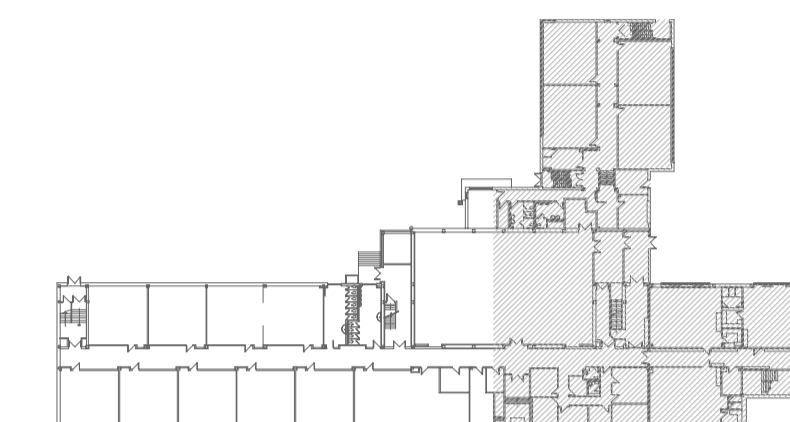

CLIENT



CSPI : 023E22010

AO : 24-137

ARCHITECTE

CES DOCUMENTS NE DOIVENT PAS ÊTRE UTILISÉS À DES FINS DE CONSTRUCTION.

No	DATE	POUR APPEL D'OFFRES	M.P.
		REVISION	PAR
0	2024-10-21	POUR APPEL D'OFFRES	M.P.

PROJET

ÉCOLE DES ROSERAIES  
REMPLACEMENT DE LA FINITION  
INTÉRIEURE (PHASE 3)

TITRE DU DESSIN

MÉCANIQUE  
DRAINAGE  
SOUS-SOL  
DÉMOLITION

DESSIN

N. ALLAIRE

CONCEPTION

M. T. VARGAS

VÉRIFICATION

M. PERREAULT

PROJET BPA No

24-0349

DESSIN No

M-200

ÉCHELLE

1 : 100

LÉGENDE DES COULEURS  
DÉMANTÈLEMENT ET EXISTANT

■	EXISTANT
■	DÉMANTÈLEMENT




SCEAUX



2024-10-10

PLAN CLÉ

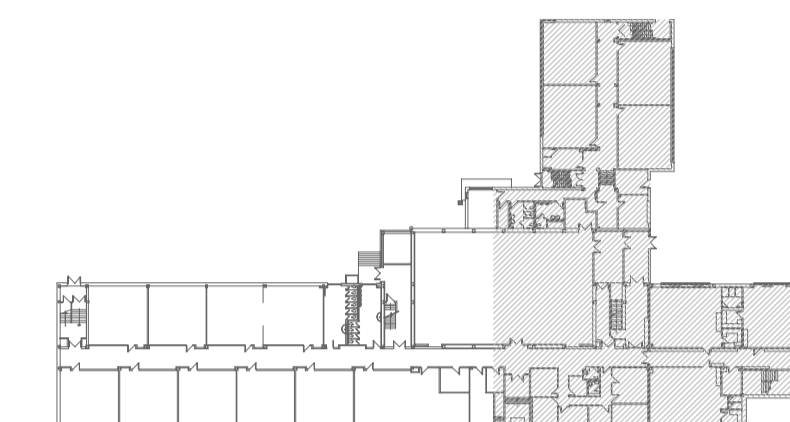

CLIENT



CSPI : 023E22010

AO : 24-137

ARCHITECTE

CES DOCUMENTS NE DOIVENT PAS ÊTRE UTILISÉS À DES FINS DE CONSTRUCTION.

No	DATE	POUR APPEL D'OFFRES	M.P.
		REVISION	PAR
0	2024-10-21	POUR APPEL D'OFFRES	M.P.

PROJET

ÉCOLE DES ROSERAIES  
REMPLACEMENT DE LA FINITION  
INTÉRIEURE (PHASE 3)

TITRE DU DESSIN

MÉCANIQUE  
DRAINAGE  
SOUS-SOL  
AMÉNAGEMENT


DESSIN N. ALLAIRE	CONCEPTION M. T. VARGAS	VÉRIFICATION M. PERREAULT
----------------------	----------------------------	------------------------------

PROJET BPA No 24-0349	DESSIN No
--------------------------	-----------

M-201

FICHER

C:\Users\nallaire\OneDrive - Bouthillette Parizeau  
inc\Documents\24-0349\_M\_MC\_v23\_nallaire.rvt

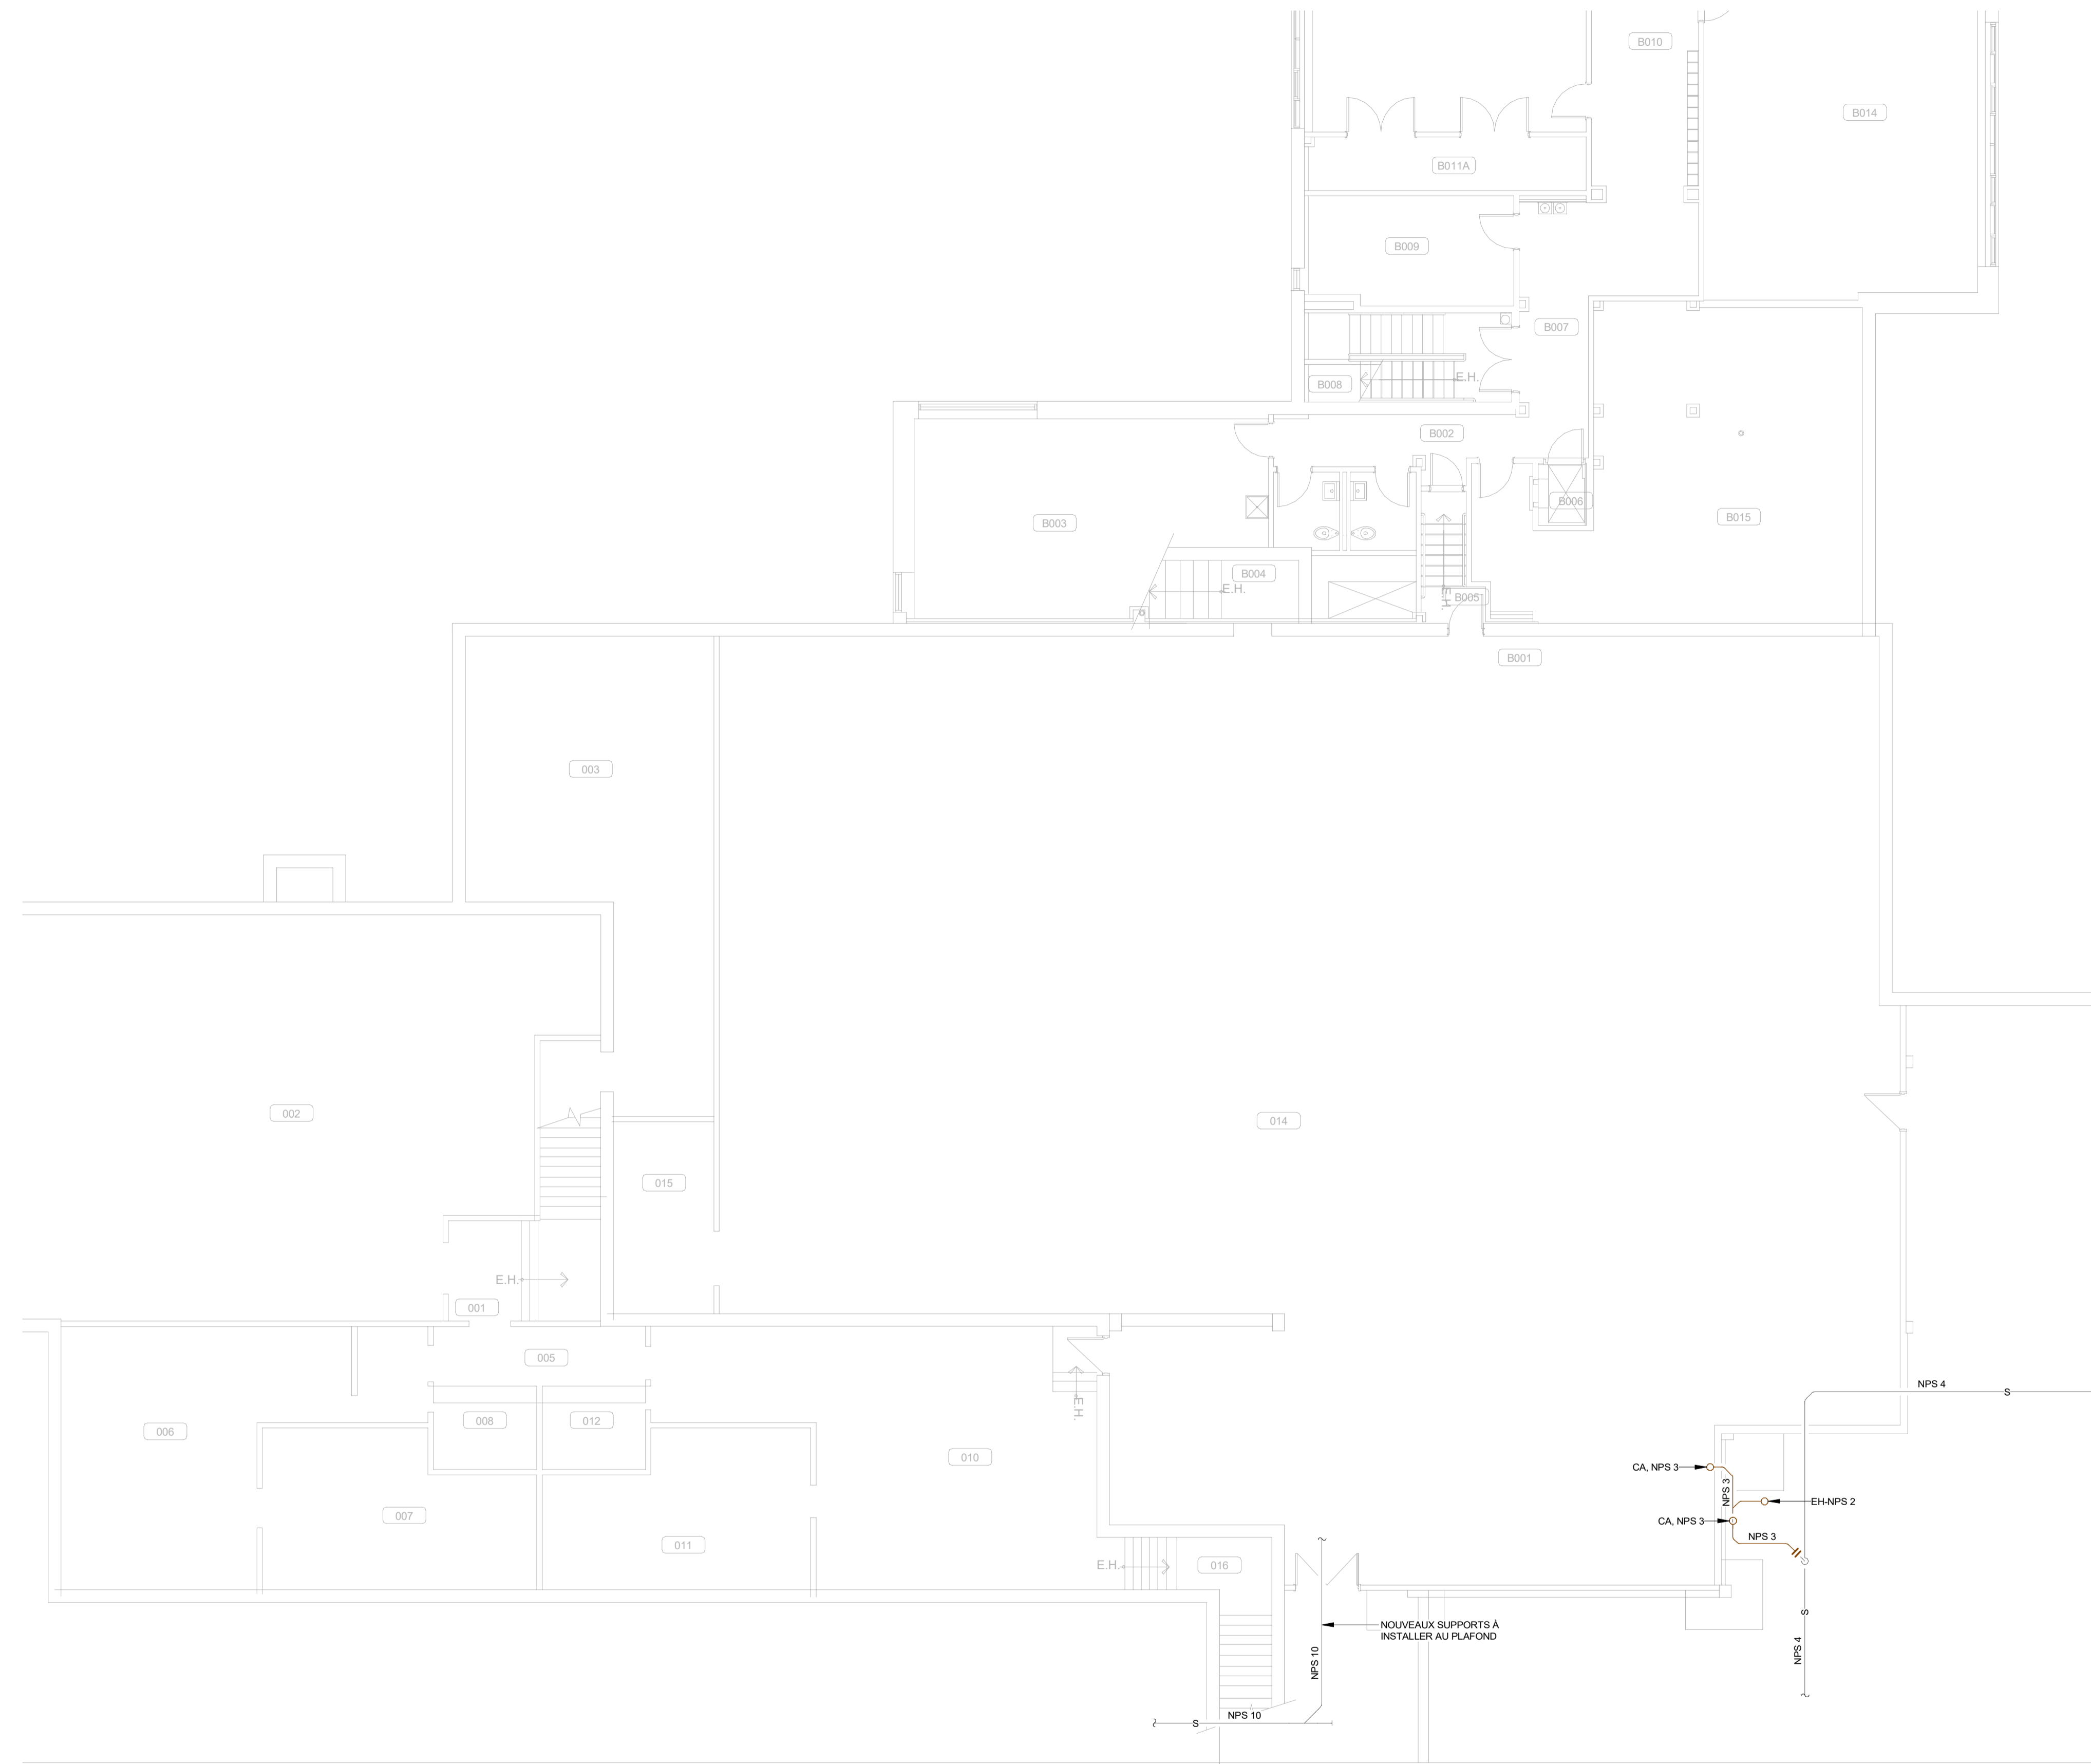

LÉGENDE DES COULEURS  
DRAINAGE


- DRAINAGE SANITAIRE
- EXISTANT

SCEAUX



2024-10-10

PLAN CLÉ

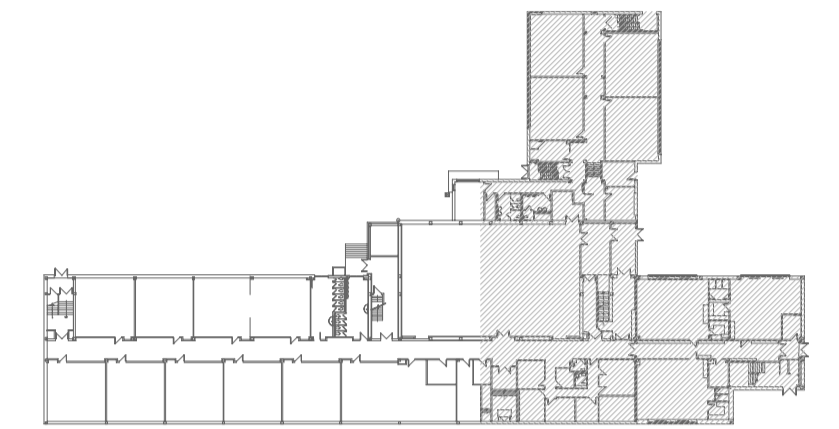

CLIENT



CSPI : 023E22010

AO : 24-137

ARCHITECTE

CES DOCUMENTS NE DOIVENT PAS ÊTRE UTILISÉS À DES FINS DE CONSTRUCTION.

No	DATE	POUR APPEL D'OFFRES	M.P.
		RÉVISION	PAR
0	2024-10-21	POUR APPEL D'OFFRES	M.P.

PROJET

ÉCOLE DES ROSERAIES  
REMPLACEMENT DE LA FINITION  
INTÉRIÈRE (PHASE 3)

TITRE DU DESSIN

MÉCANIQUE  
DRAINAGE  
REZ-DE-CHAUSSÉE  
DÉMOLITION

DESSIN  
N. ALLAIRE

CONCEPTION  
M. T. VARGAS

VÉRIFICATION  
M. PERREAULT

PROJET BPA No  
24-0349

DESSIN No

M-202


ÉCHELLE  
1 : 100

NOTES SPÉCIFIQUES

- CABINET D'AISSANCE À DÉMANTÉLER.
- LAVABO À DÉMANTÉLER C/A ACCESSOIRES.
- DRAIN ET TUYAUTERIE CONNEXE À DÉMANTÉLER JUSQU'À LA TUYAUTERIE MAÎTRESSE ET OBTURER À CE POINT.

LÉGENDE DES COULEURS  
DÉMANTÈLEMENT ET EXISTANT

■	EXISTANT
■	DÉMANTÈLEMENT

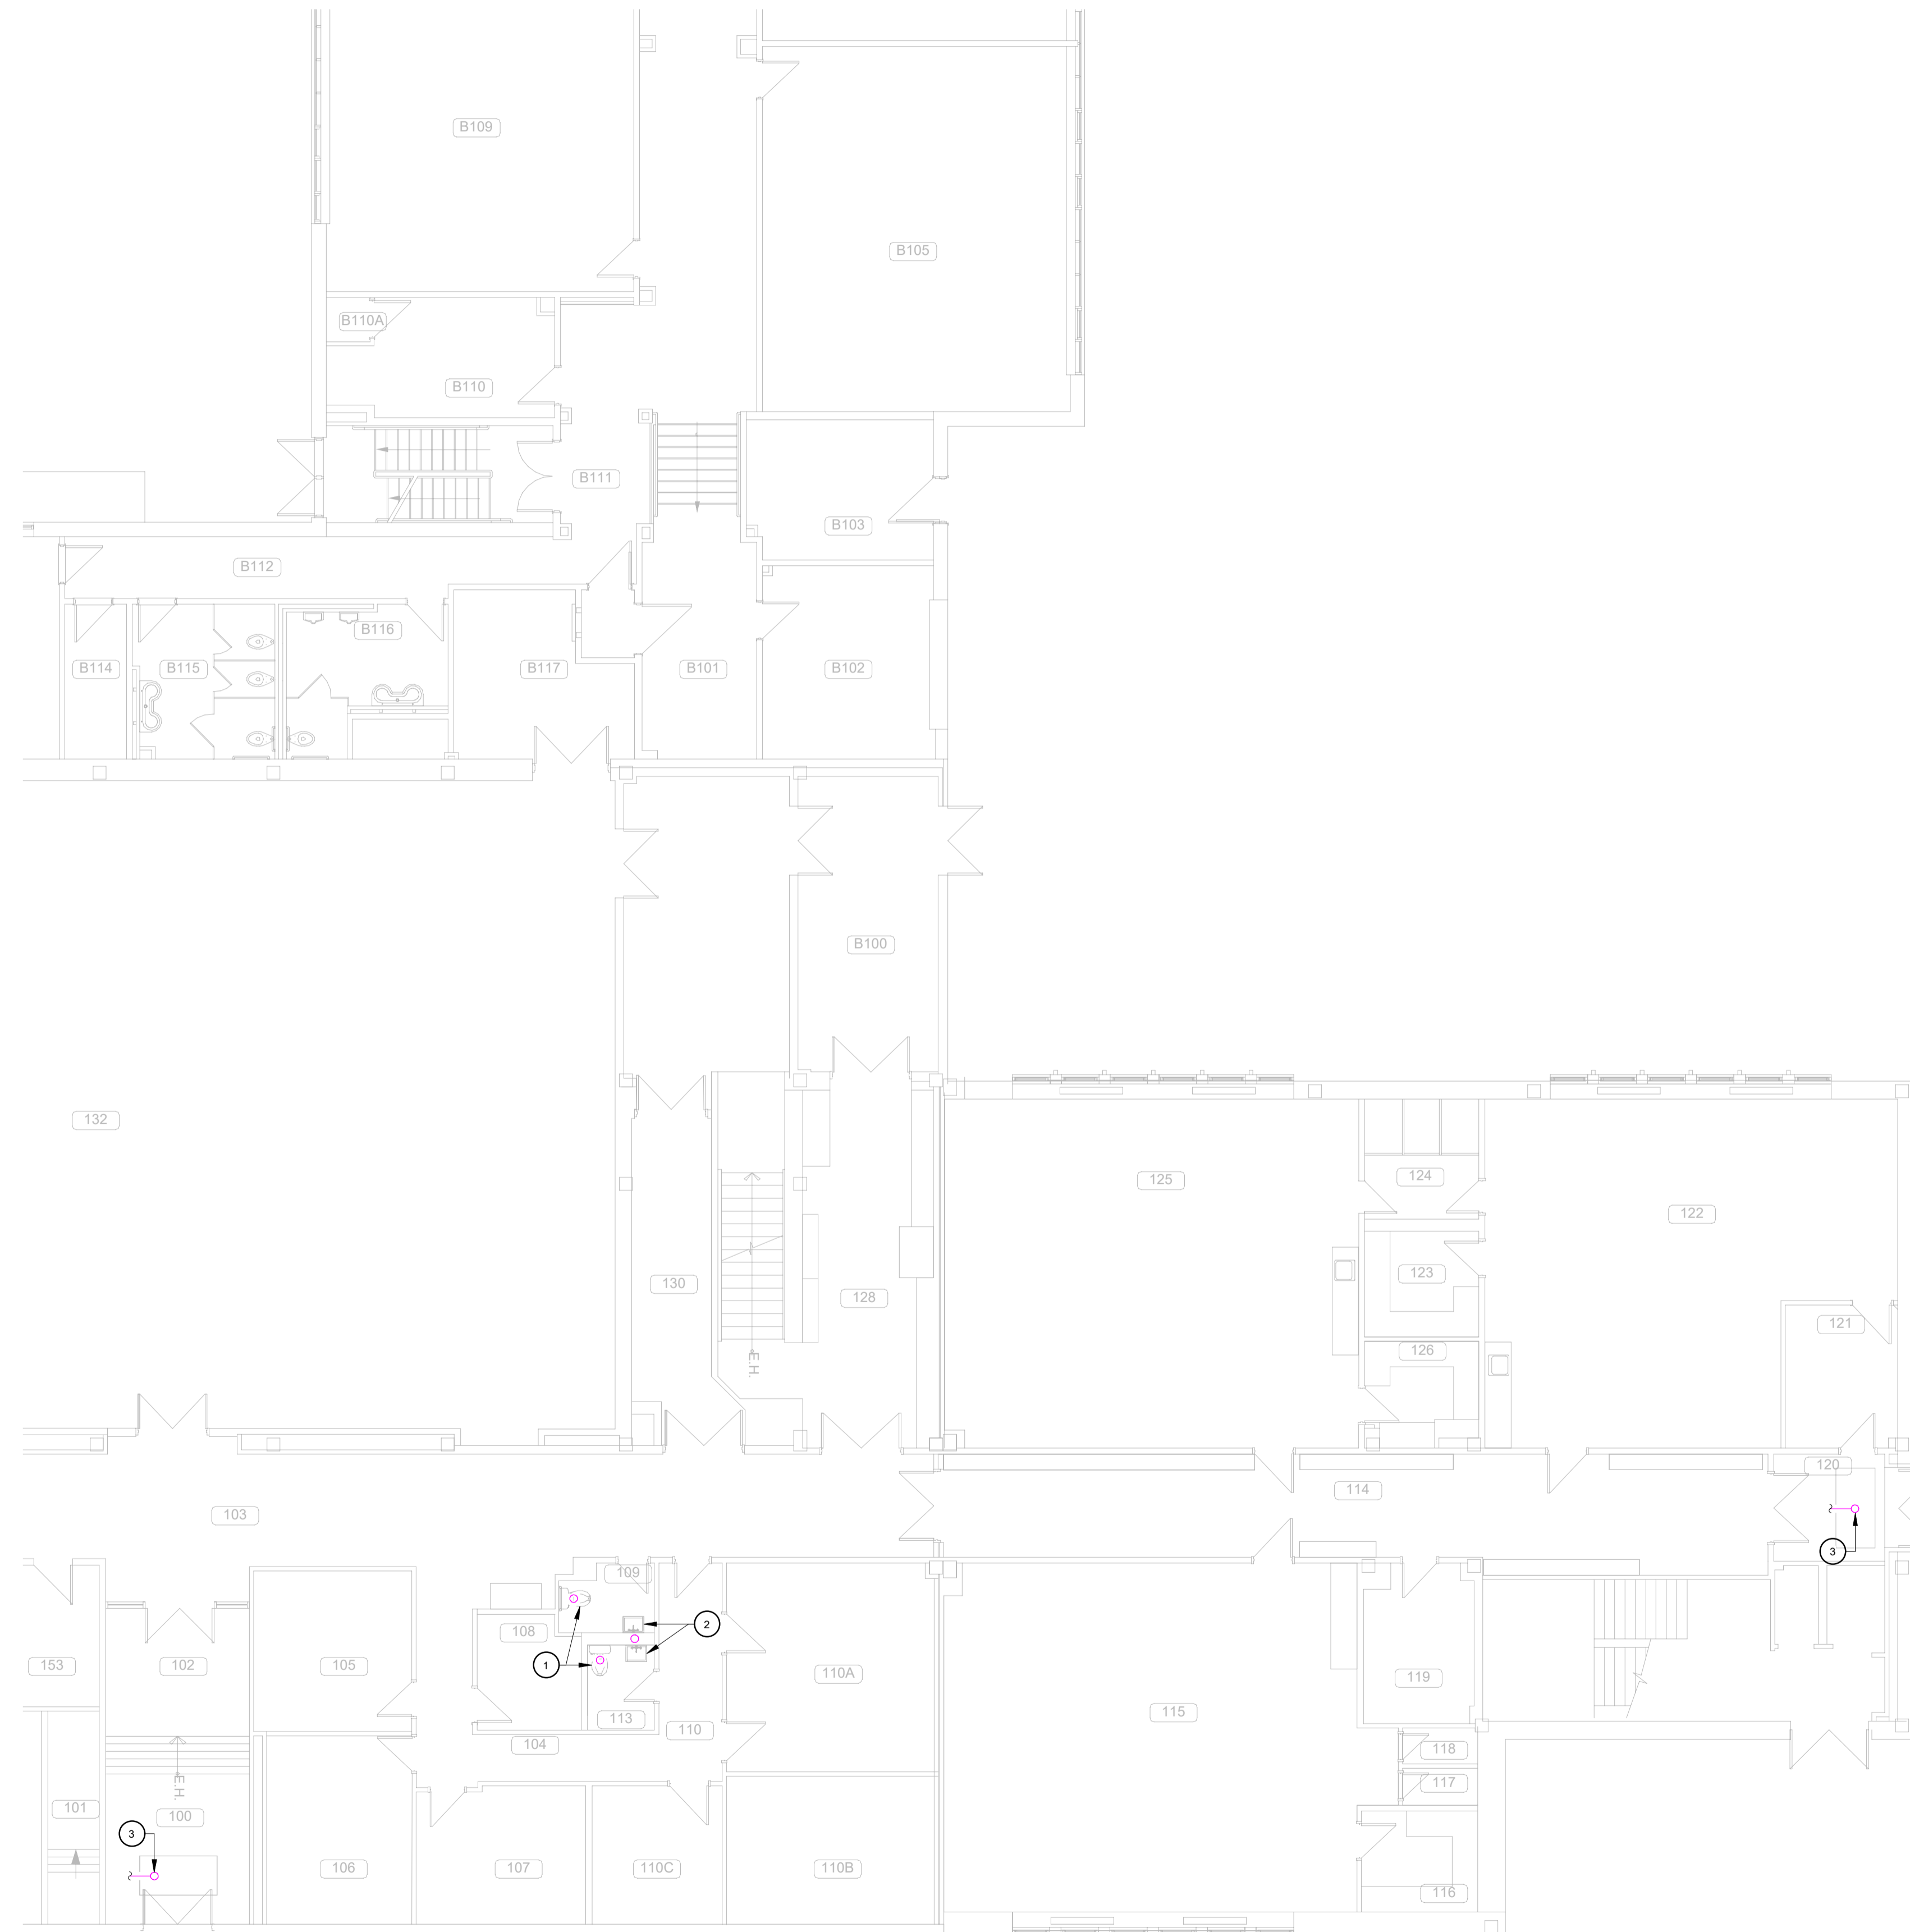


SCEAUX



2024-10-10

PLAN CLÉ

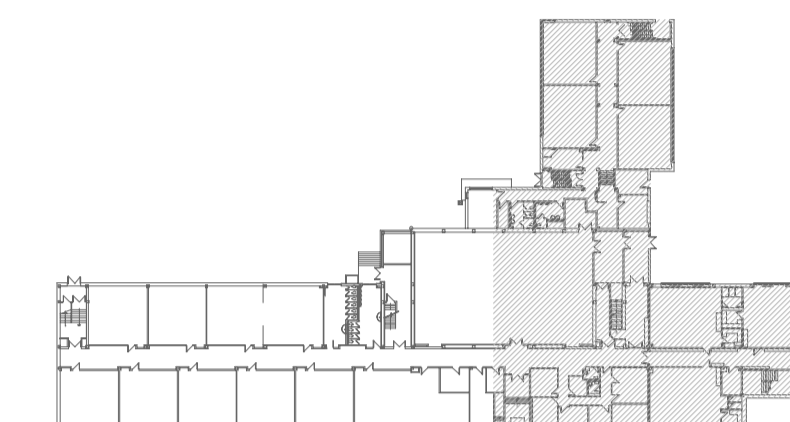

CLIENT



CSPI : 023E22010

AO : 24-137

ARCHITECTE

**CES DOCUMENTS NE DOIVENT PAS ÊTRE UTILISÉS À DES FINS DE CONSTRUCTION.**

No	DATE	POUR APPEL D'OFFRES	M.P.
		RÉVISION	PAR
0	2024-10-21	POUR APPEL D'OFFRES	M.P.

PROJET

**ÉCOLE DES ROSERAIES  
REMPLACEMENT DE LA FINITION  
INTÉRIÈRE (PHASE 3)**

TITRE DU DESSIN

**MÉCANIQUE  
DRAINAGE  
REZ-DE-CHAUSSÉE  
AMÉNAGEMENT**


DESSIN N. ALLAIRE	CONCEPTION M. T. VARGAS	VÉRIFICATION M. PERREAULT
----------------------	----------------------------	------------------------------

PROJET BPA No 24-0349	DESSIN No
--------------------------	-----------

**M-203**

FICHER

C:\Users\nallaire\OneDrive - Boutilllette Parizeau  
inc\Documents\24-0349\_M\_MC\_v23\_nallaire.rvt

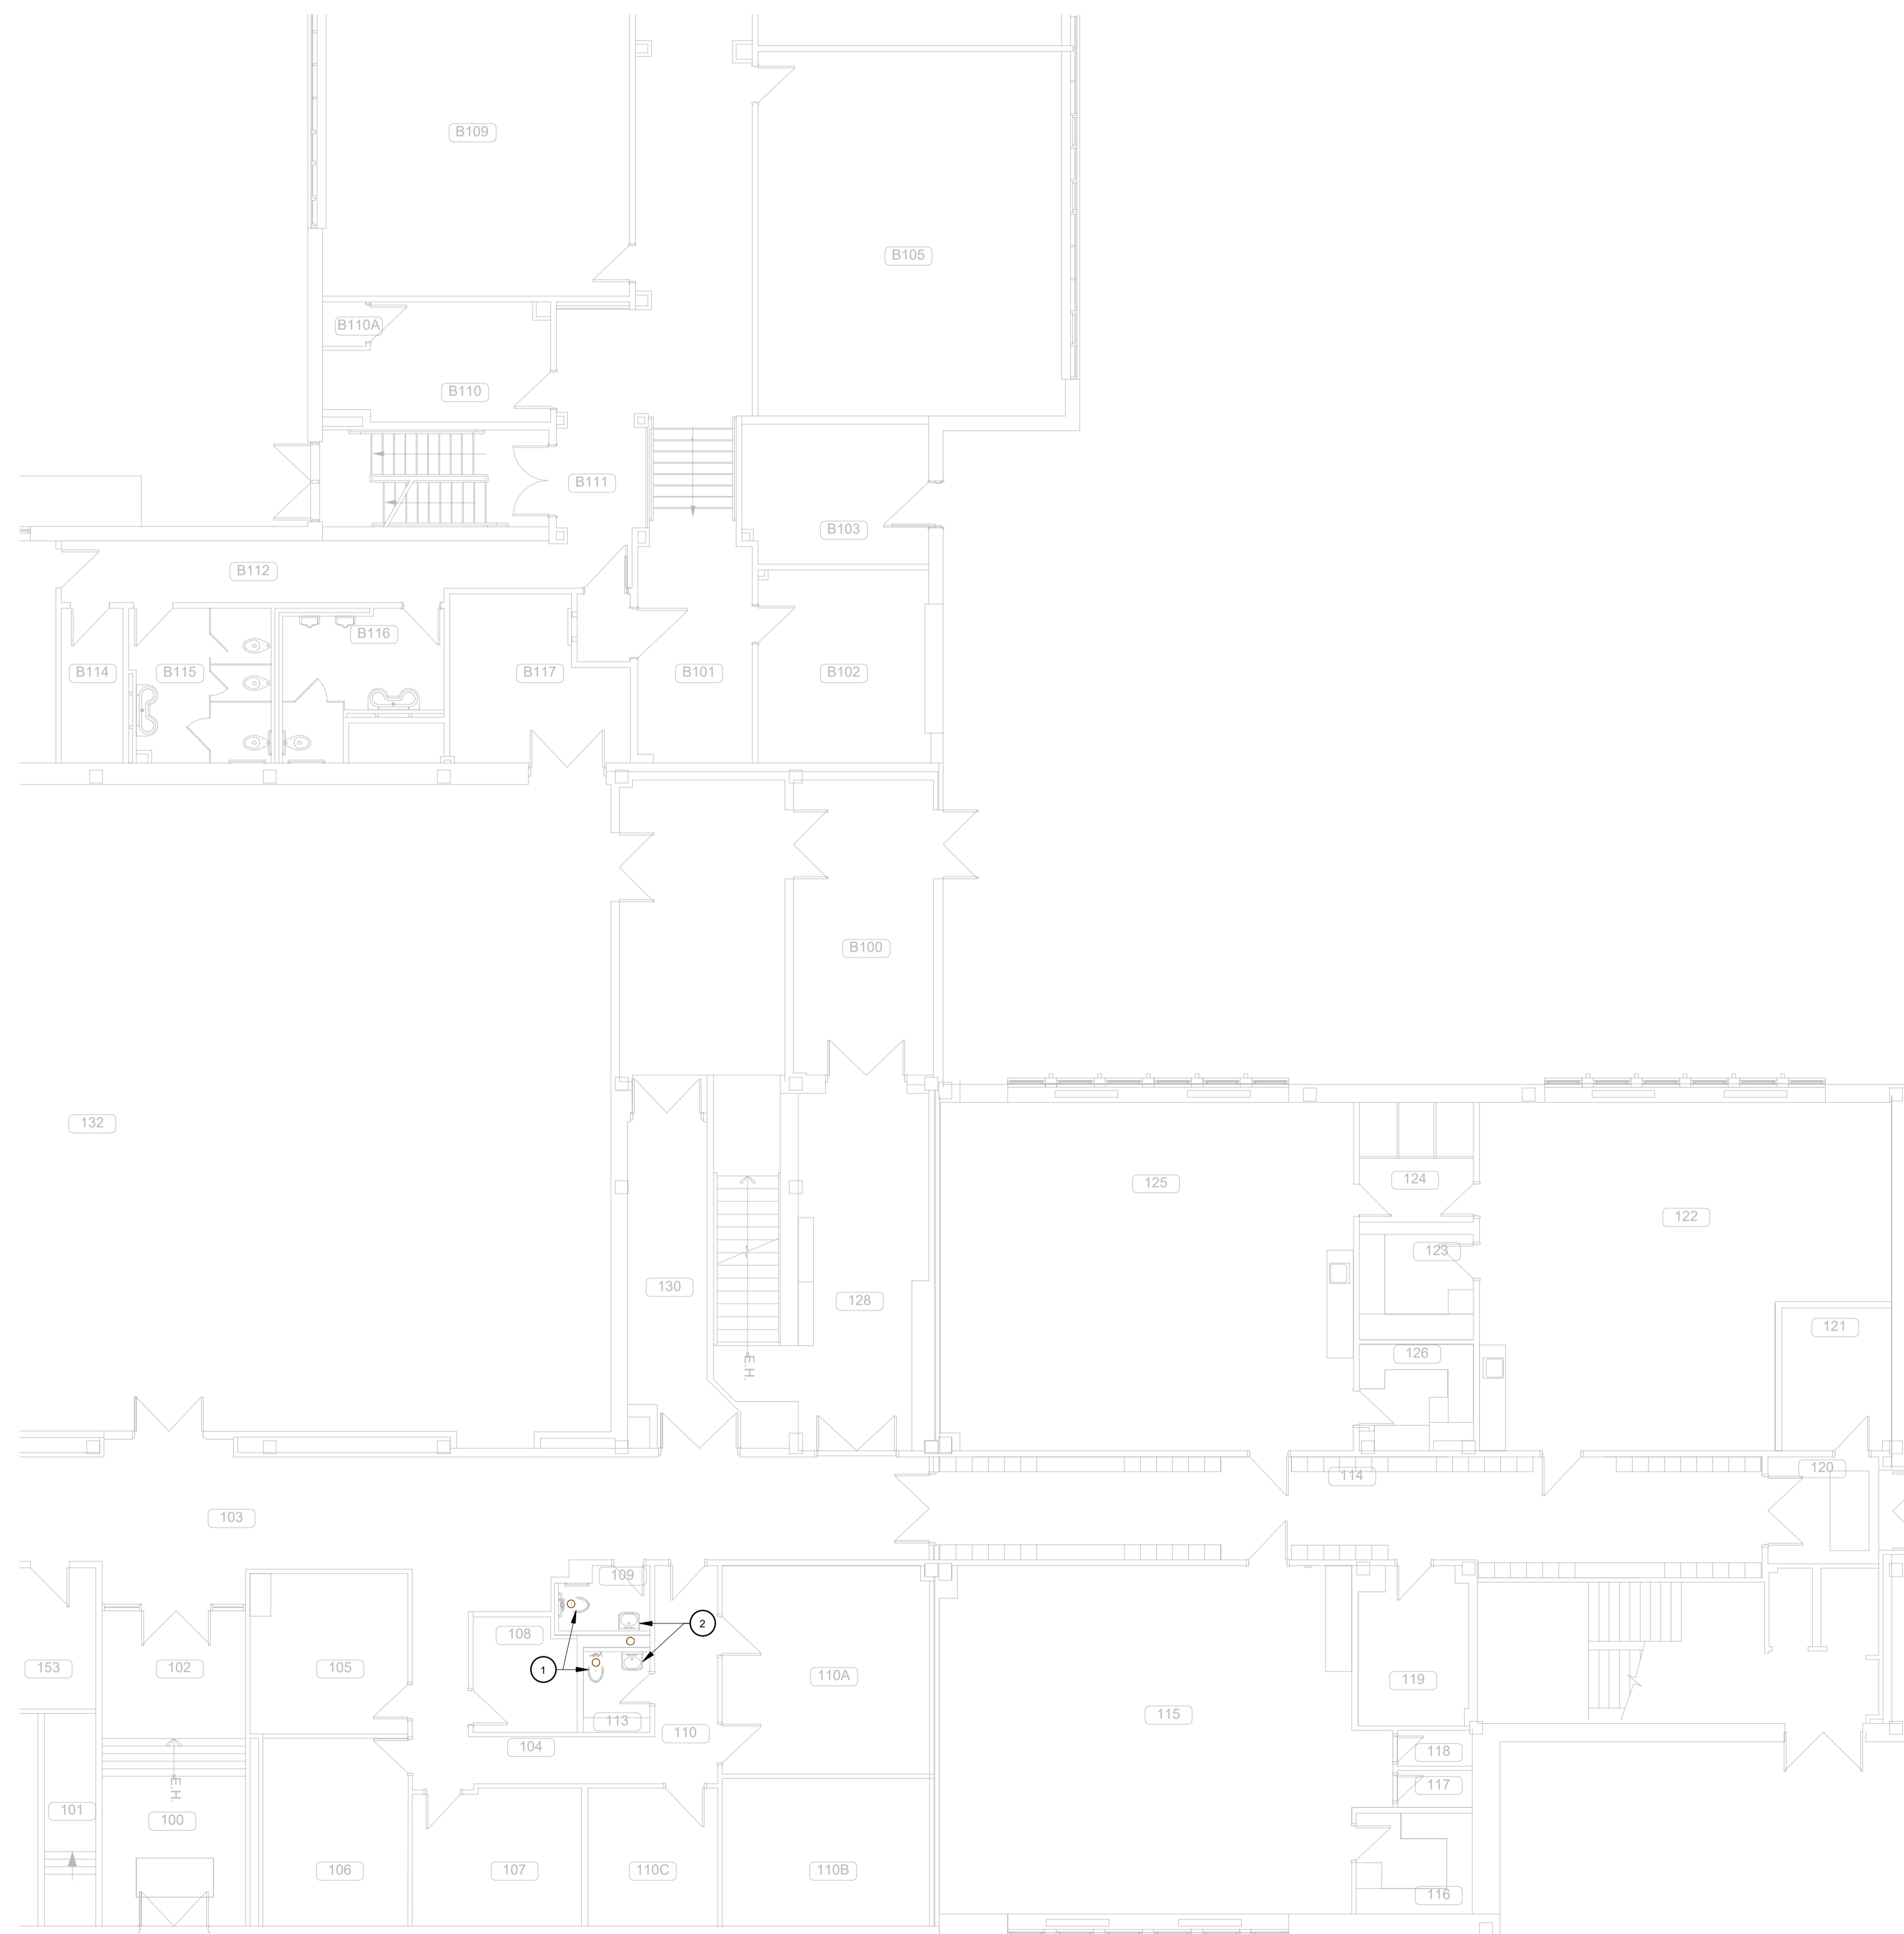

- NOTES SPÉCIFIQUES**
- INSTALLER UN NOUVEAU CABINET D'ANSAUCE À CHASSE.
  - INSTALLER UN NOUVEAU LAVABO C/A ACCESSOIRES.

**LÉGENDE DES COULEURS  
DRAINAGE**


<span style="display:inline-block; width:10px; height:10px; background-color: #800000; border: 1px solid black;"></span> DRAINAGE SANITAIRE
<span style="display:inline-block; width:10px; height:10px; background-color: #808080; border: 1px solid black;"></span> EXISTANT

SCEAUX



2024-10-10

PLAN CLÉ

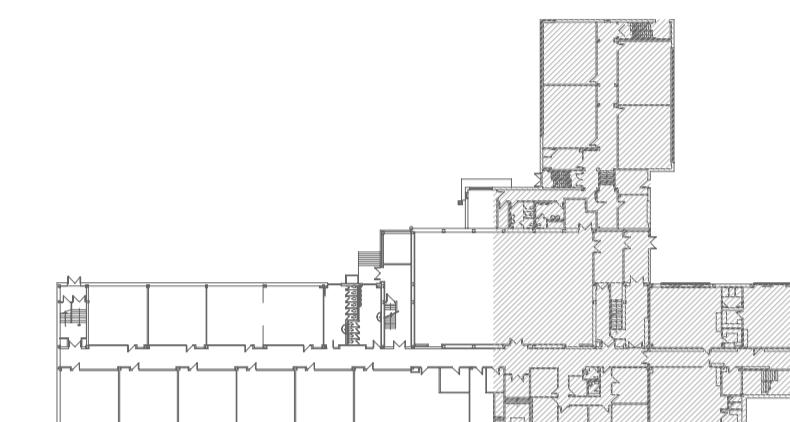

CLIENT



CSPI : 023E22010

AO : 24-137

ARCHITECTE

CES DOCUMENTS NE DOIVENT PAS ÊTRE UTILISÉS À DES FINS DE CONSTRUCTION.

No	DATE	POUR APPEL D'OFFRES	M.P.
		REVISION	PAR
0	2024-10-21	POUR APPEL D'OFFRES	M.P.

PROJET

ÉCOLE DES ROSERAIES  
REMPLACEMENT DE LA FINITION  
INTÉRIEURE (PHASE 3)

TITRE DU DESSIN

MÉCANIQUE  
EAU DOMESTIQUE  
SOUS-SOL  
DÉMOLITION

DESSIN N. ALLAIRE	CONCEPTION M. T. VARGAS	VÉRIFICATION M. PERREAULT
----------------------	----------------------------	------------------------------


PROJET BPA No 24-0349	DESSIN No
--------------------------	-----------

M-250


ÉCHELLE  
Comme indiqué

FICHER

C:\Users\nallaire\OneDrive - Bouthillette Parizeau  
inc\Documents\24-0349\_M\_MC\_v23\_nallaire.rvt

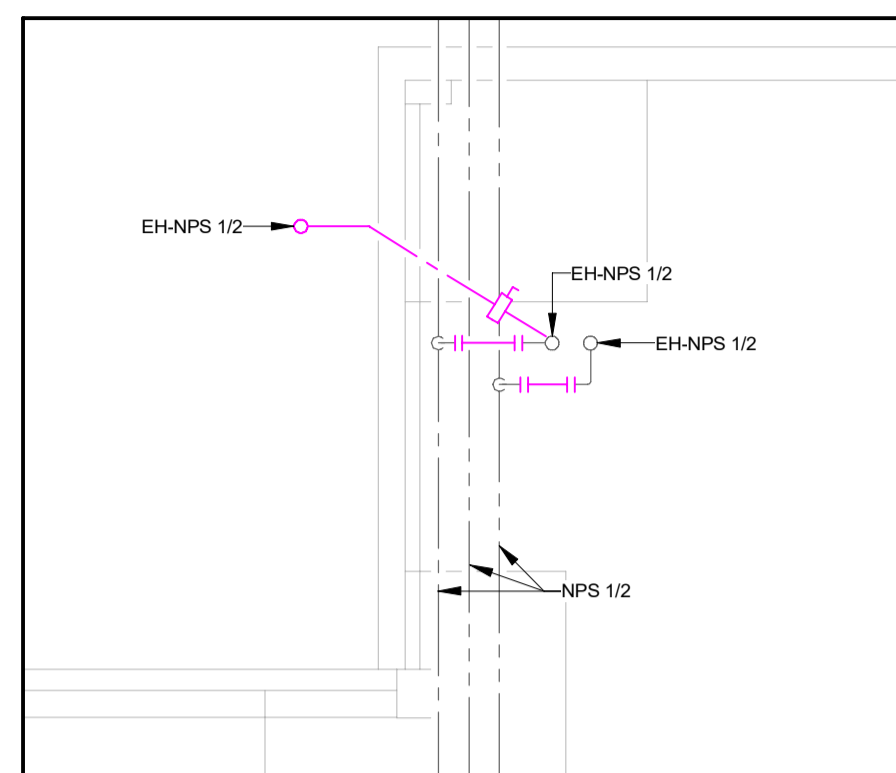

2 EXTRAIT  
M-250 1 : 50

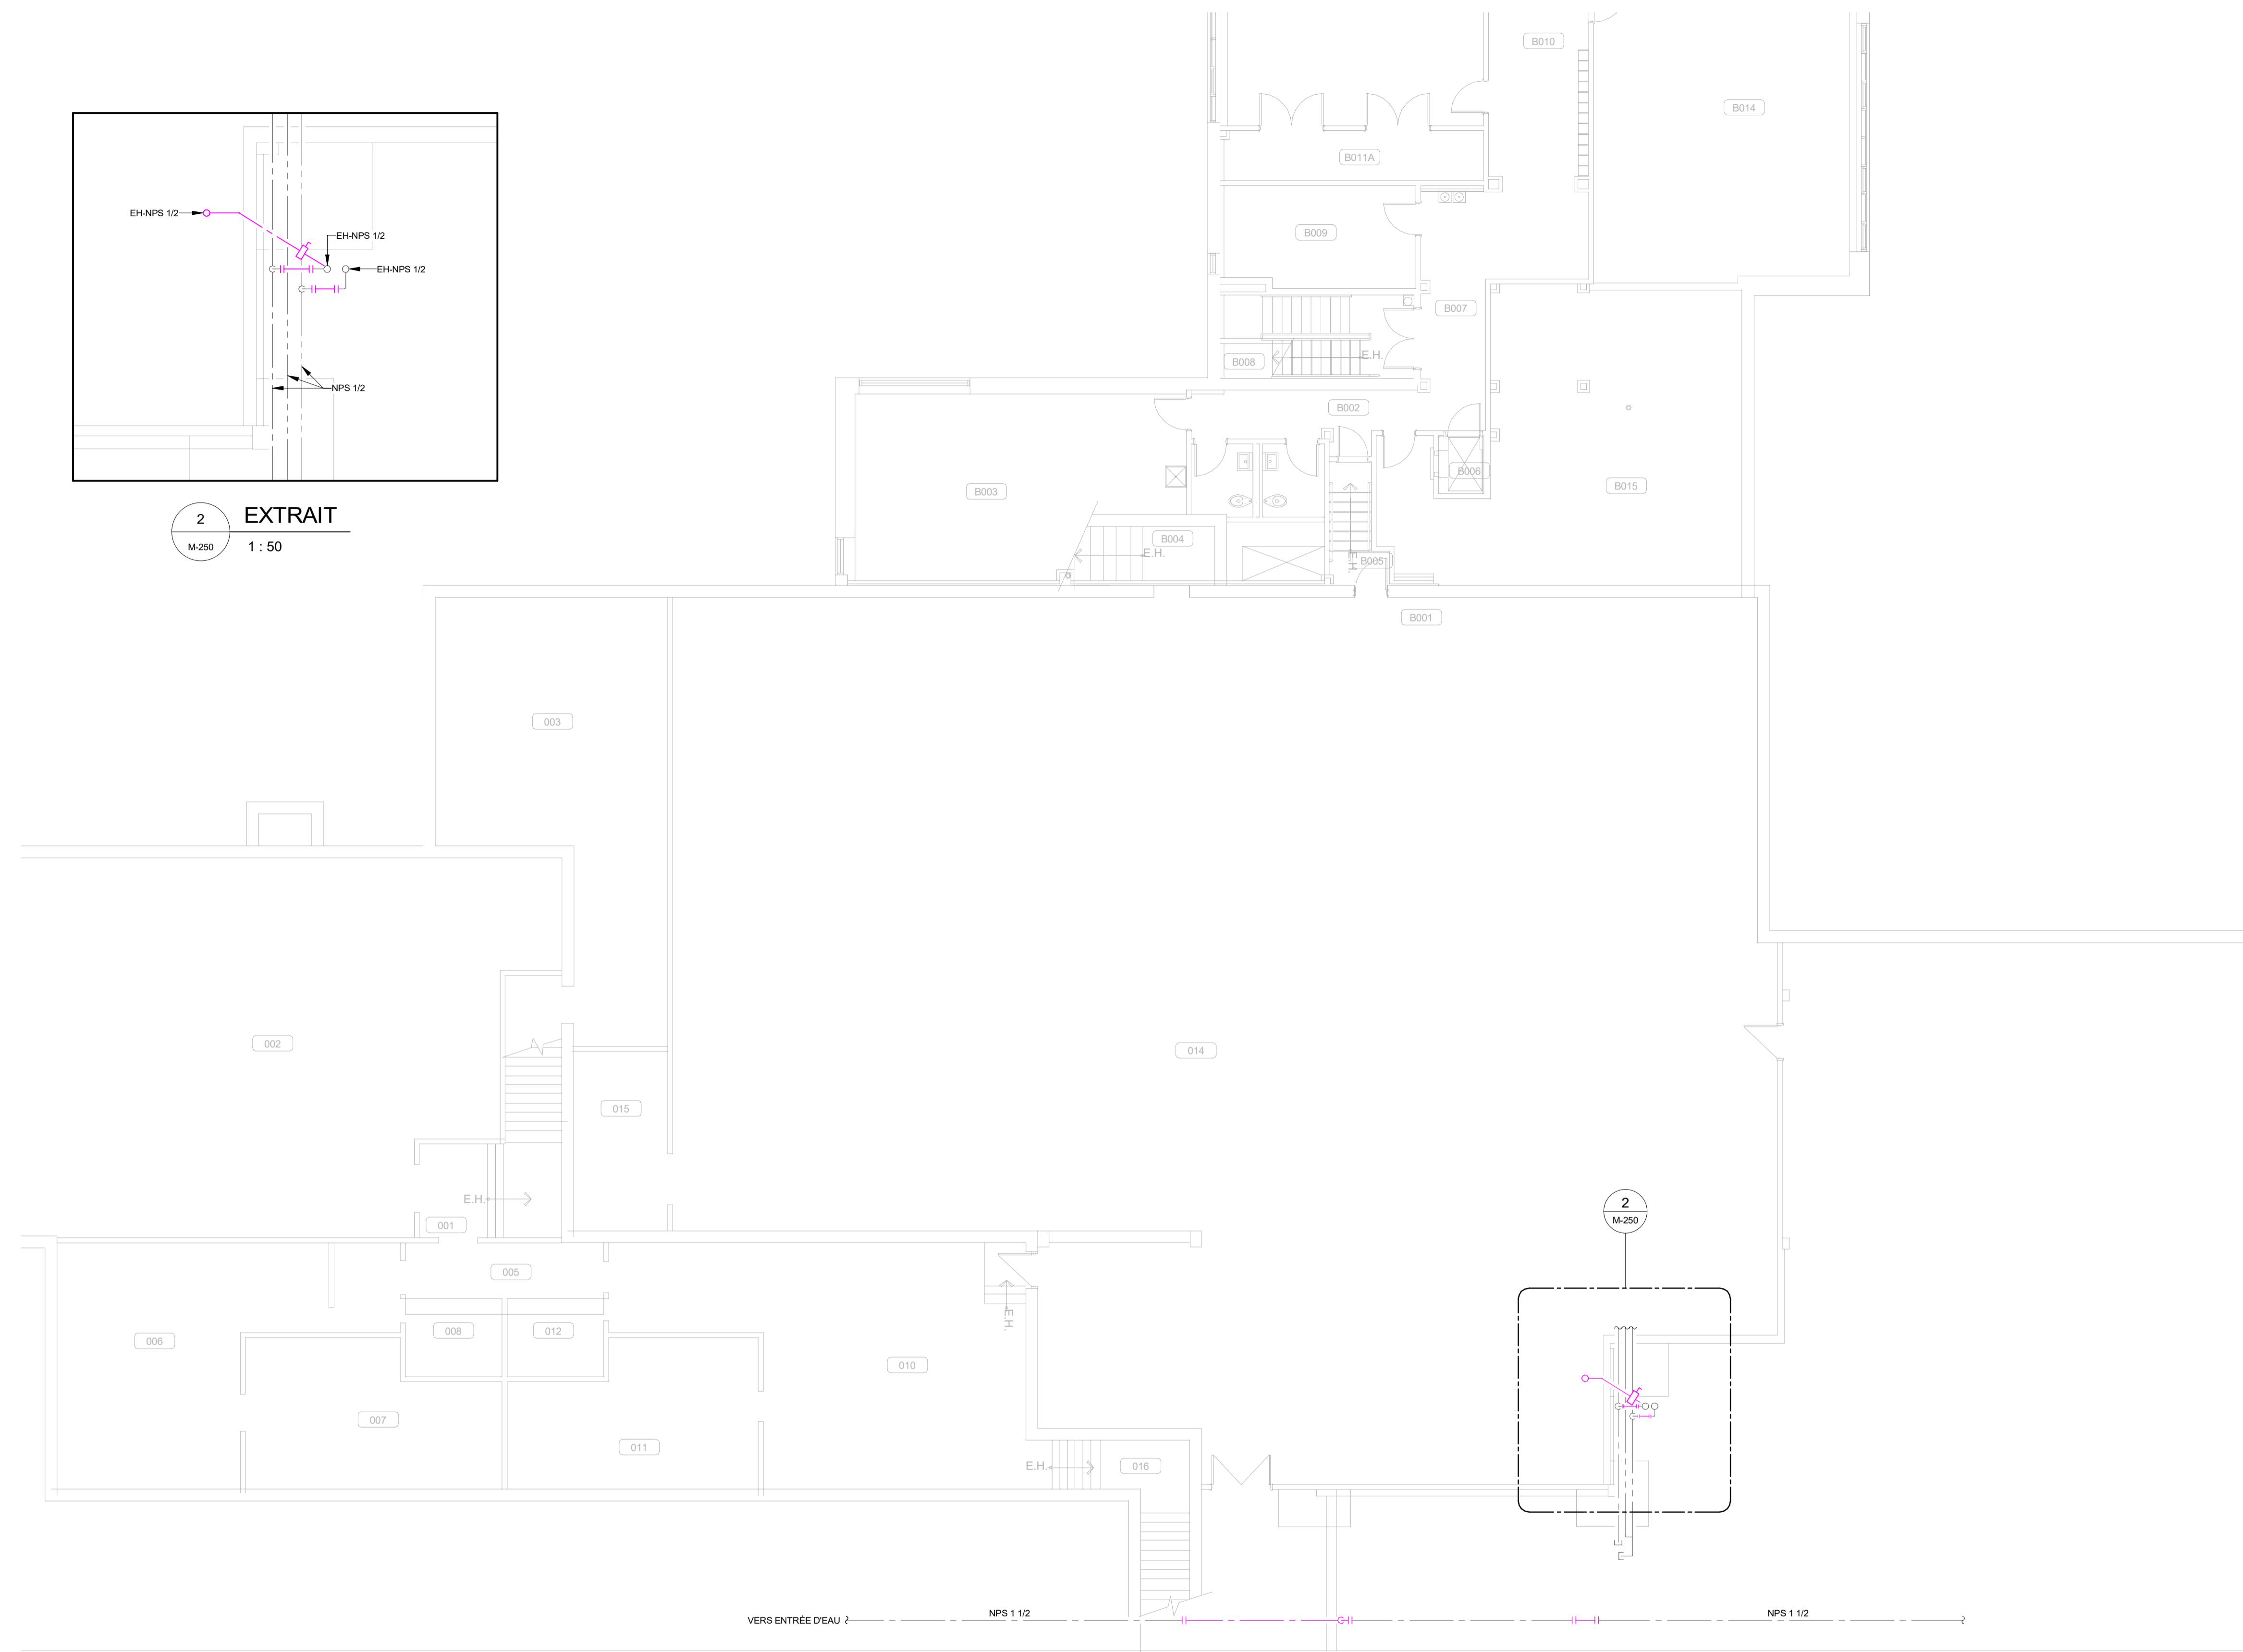

1 SOUS-SOL  
M-250 1 : 100

LÉGENDE DES COULEURS  
DÉMANTÈLEMENT ET EXISTANT

EXISTANT
DÉMANTÈLEMENT


Comme indiqué

SCEAUX



2024-10-10

PLAN CLÉ

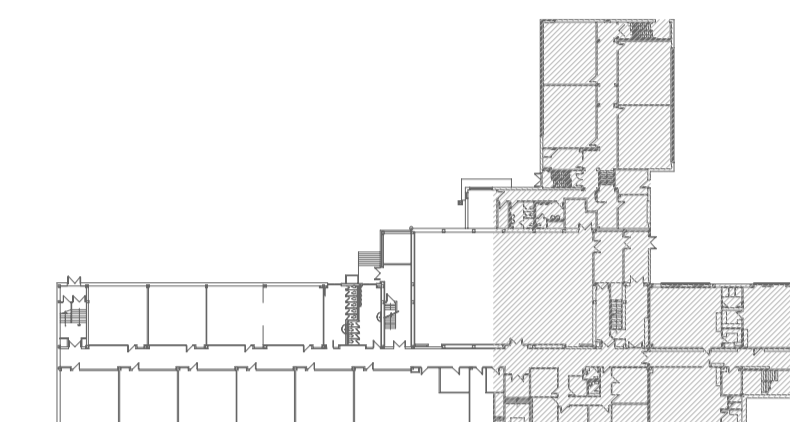

CLIENT



CSPI : 023E22010

AO : 24-137

ARCHITECTE

CES DOCUMENTS NE DOIVENT PAS ÊTRE UTILISÉS À DES FINS DE CONSTRUCTION.

No	DATE	POUR APPEL D'OFFRES	M.P.
		REVISION	PAR
0	2024-10-21	POUR APPEL D'OFFRES	M.P.

PROJET

ÉCOLE DES ROSERAIES  
REMPLACEMENT DE LA FINITION  
INTÉRIEURE (PHASE 3)

TITRE DU DESSIN

MÉCANIQUE  
EAU DOMESTIQUE  
SOUS-SOL  
AMÉNAGEMENT

DESSIN

N. ALLAIRE

CONCEPTION

M. T. VARGAS

VÉRIFICATION

M. PERREAULT

PROJET BPA No

24-0349


DESSIN No

M-251


ÉCHELLE

Comme indiqué

LÉGENDE DES COULEURS EAU DOMESTIQUE	
<span style="color: blue;">■</span>	EAU FROIDE POTABLE
<span style="color: orange;">■</span>	EAU CHAUDE POTABLE
<span style="color: gray;">■</span>	EXISTANT

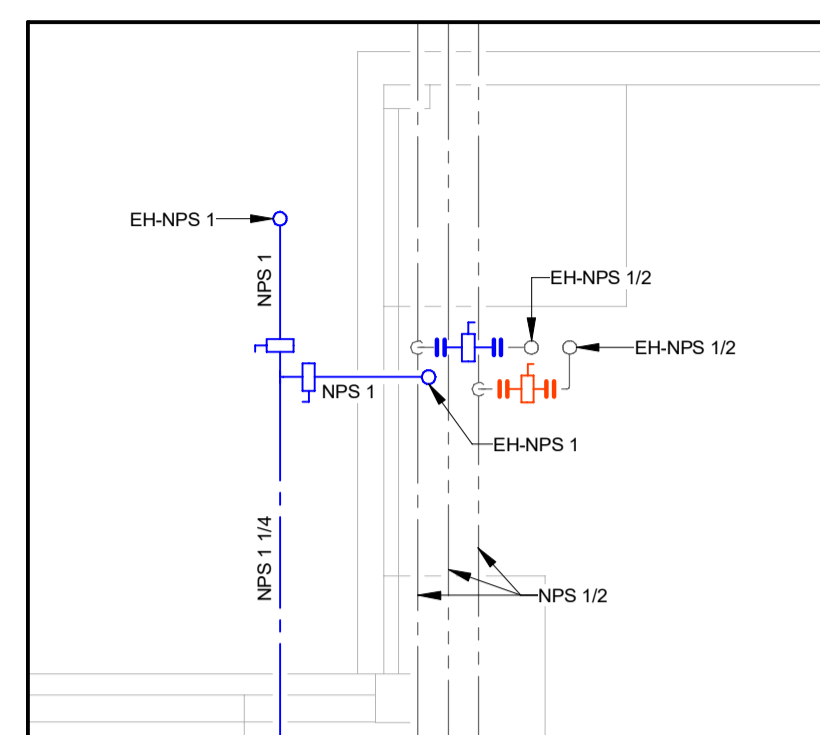

2 EXTRAIT  
M-251 1 : 50

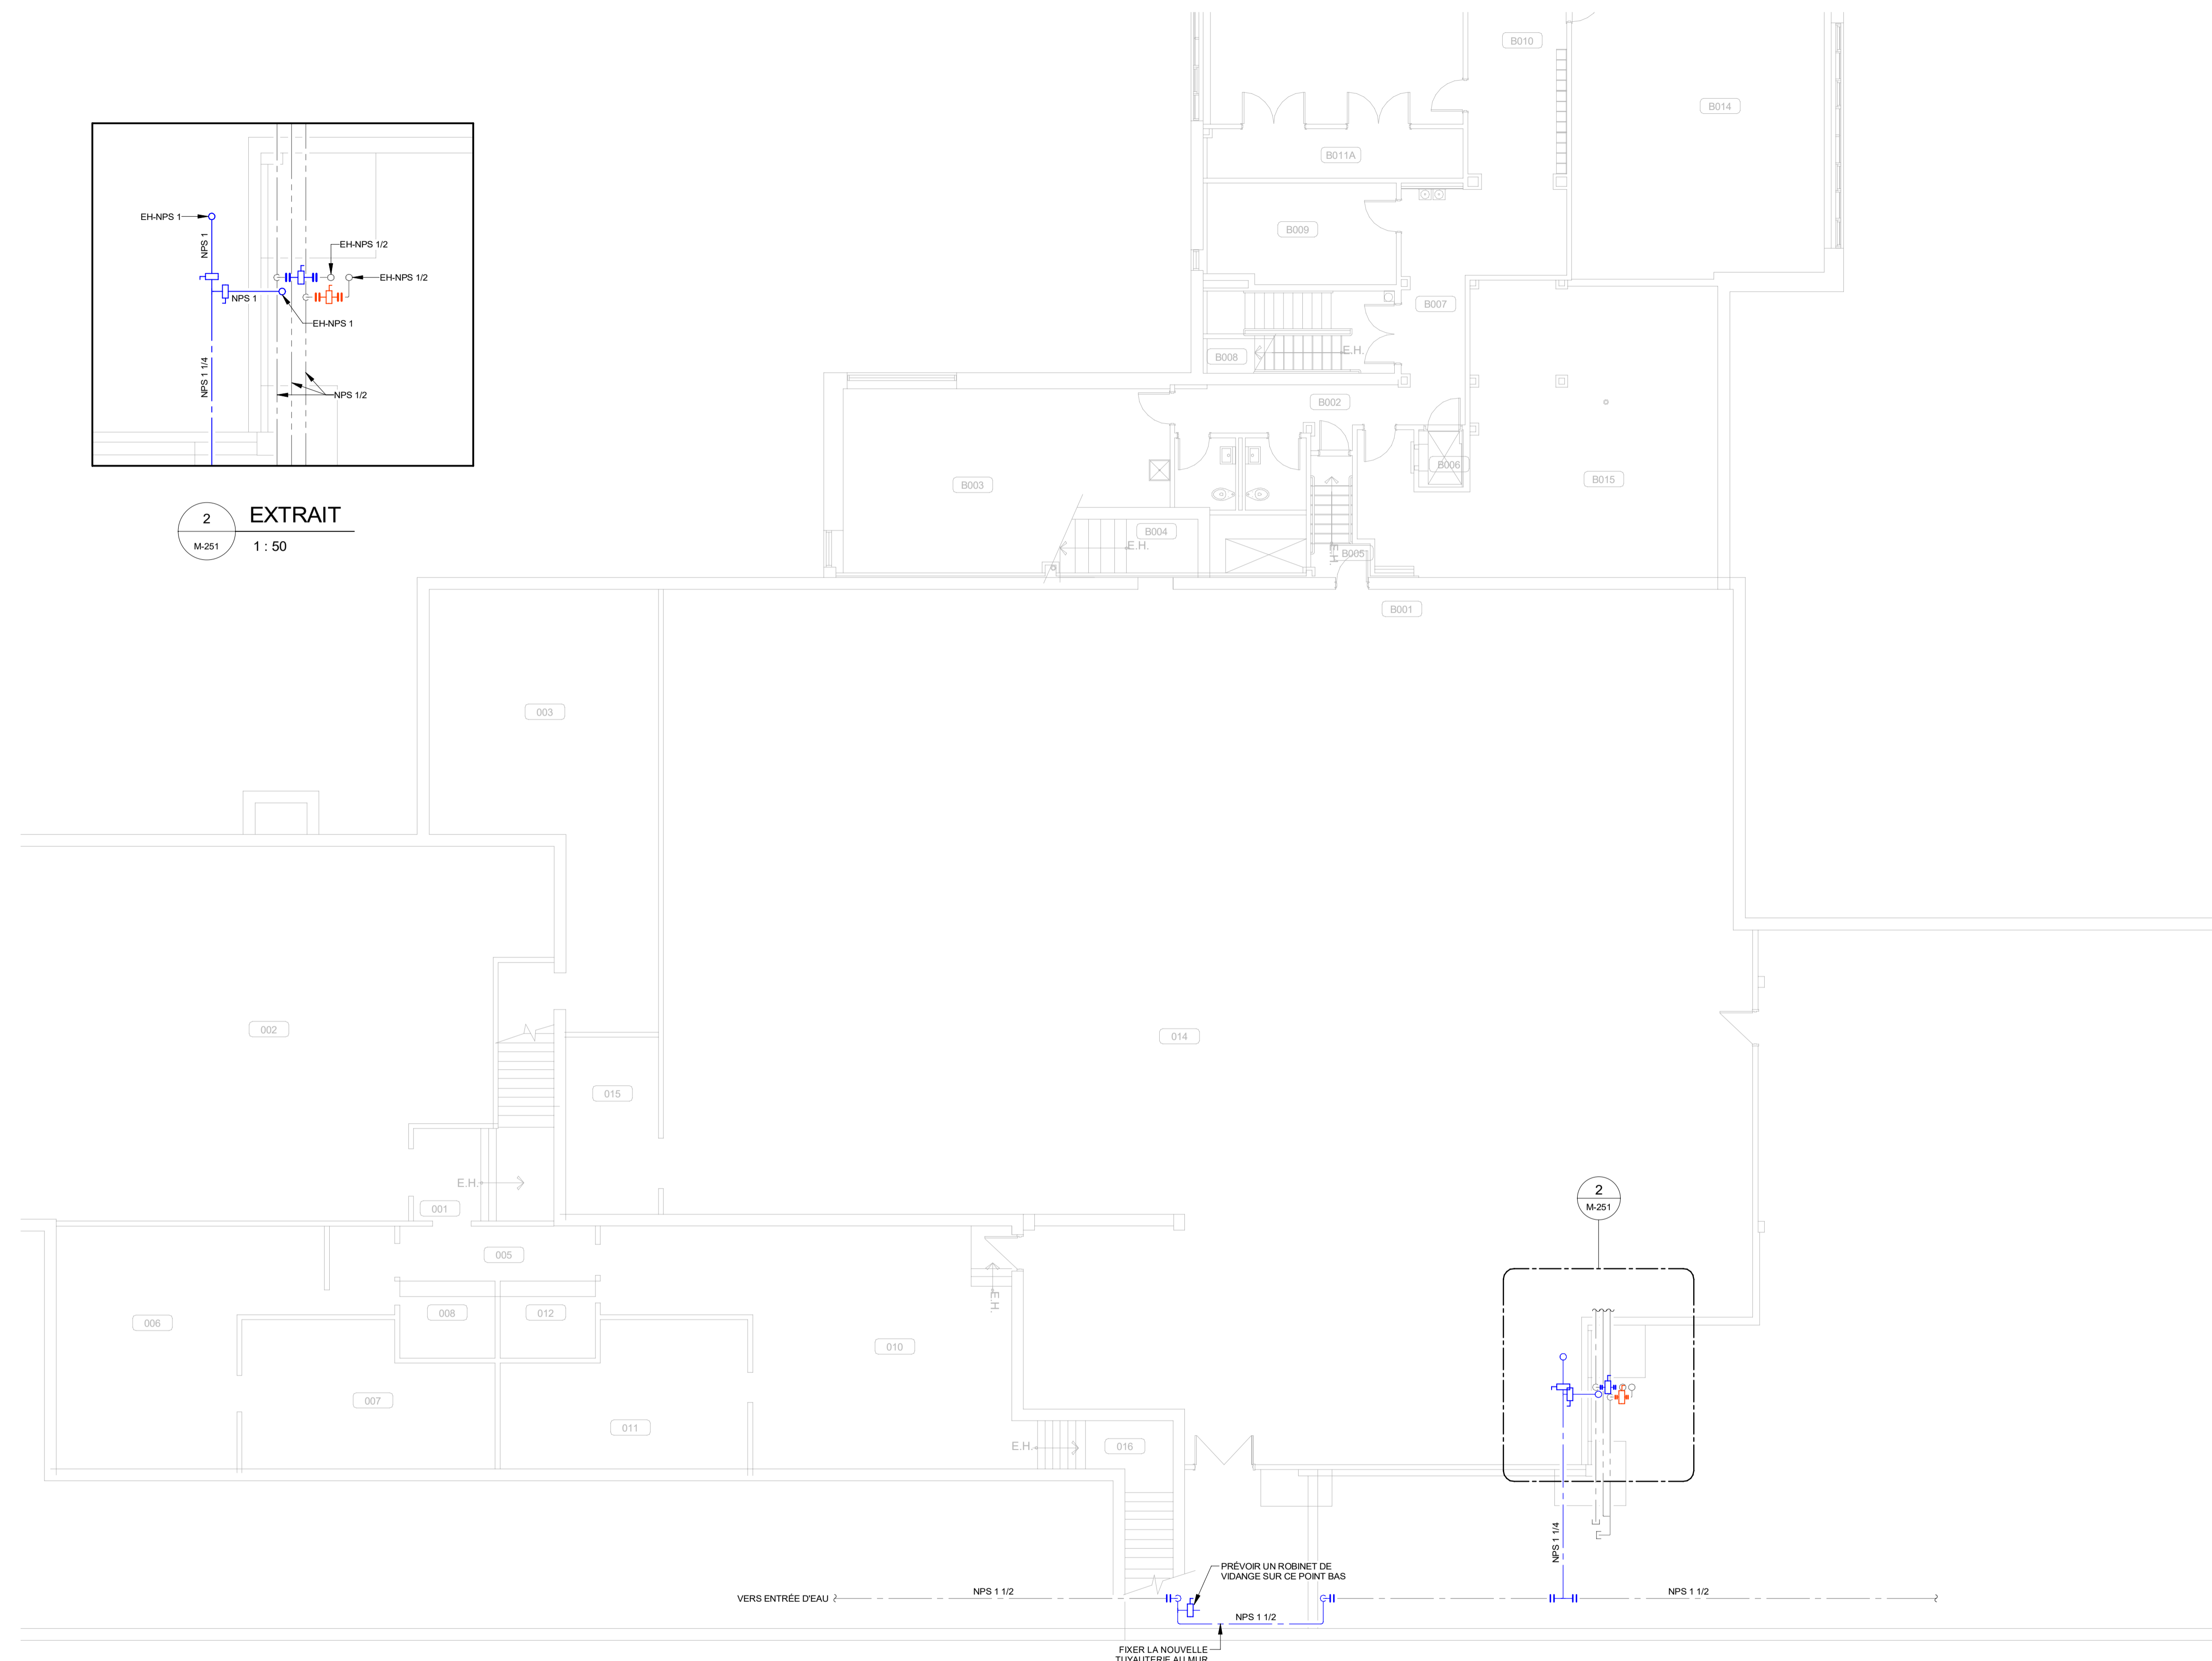


1 SOUS-SOL  
M-251 1 : 100

SCEAUX



2024-10-10

PLAN CLÉ

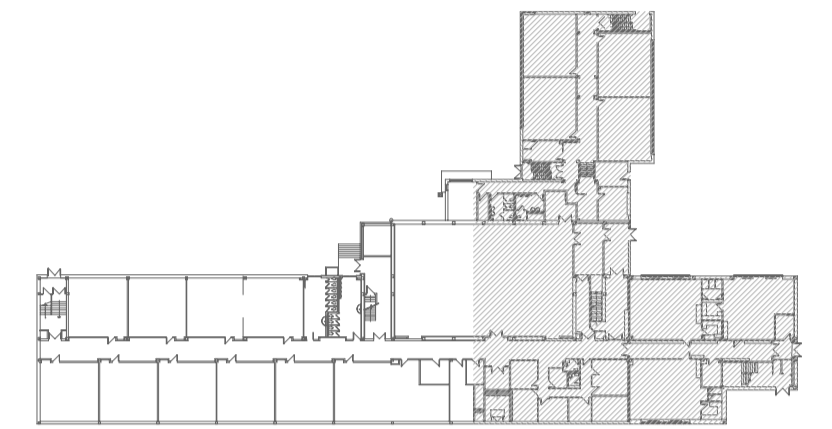

CLIENT



CSPI : 023E22010

AO : 24-137

ARCHITECTE

CES DOCUMENTS NE DOIVENT PAS ÊTRE UTILISÉS À DES FINS DE CONSTRUCTION.

No	DATE	POUR APPEL D'OFFRES	M.P.
		REVISION	PAR
0	2024-10-21	POUR APPEL D'OFFRES	M.P.

PROJET

ÉCOLE DES ROSERAIES  
REMPLACEMENT DE LA FINITION  
INTÉRIEURE (PHASE 3)

TITRE DU DESSIN

MÉCANIQUE  
EAU DOMESTIQUE  
REZ-DE-CHAUSSÉE  
DÉMOLITION

DESSIN

N. ALLAIRE

CONCEPTION

M. T. VARGAS

VÉRIFICATION

M. PERREAULT

PROJET BPA No

24-0349

DESSIN No


M-252

ÉCHELLE

1 : 100

FICHER

C:\Users\nallaire\OneDrive - Bouthillette Parizeau  
inc\Documents\24-0349\_M\_MC\_v23\_nallaire.rvt

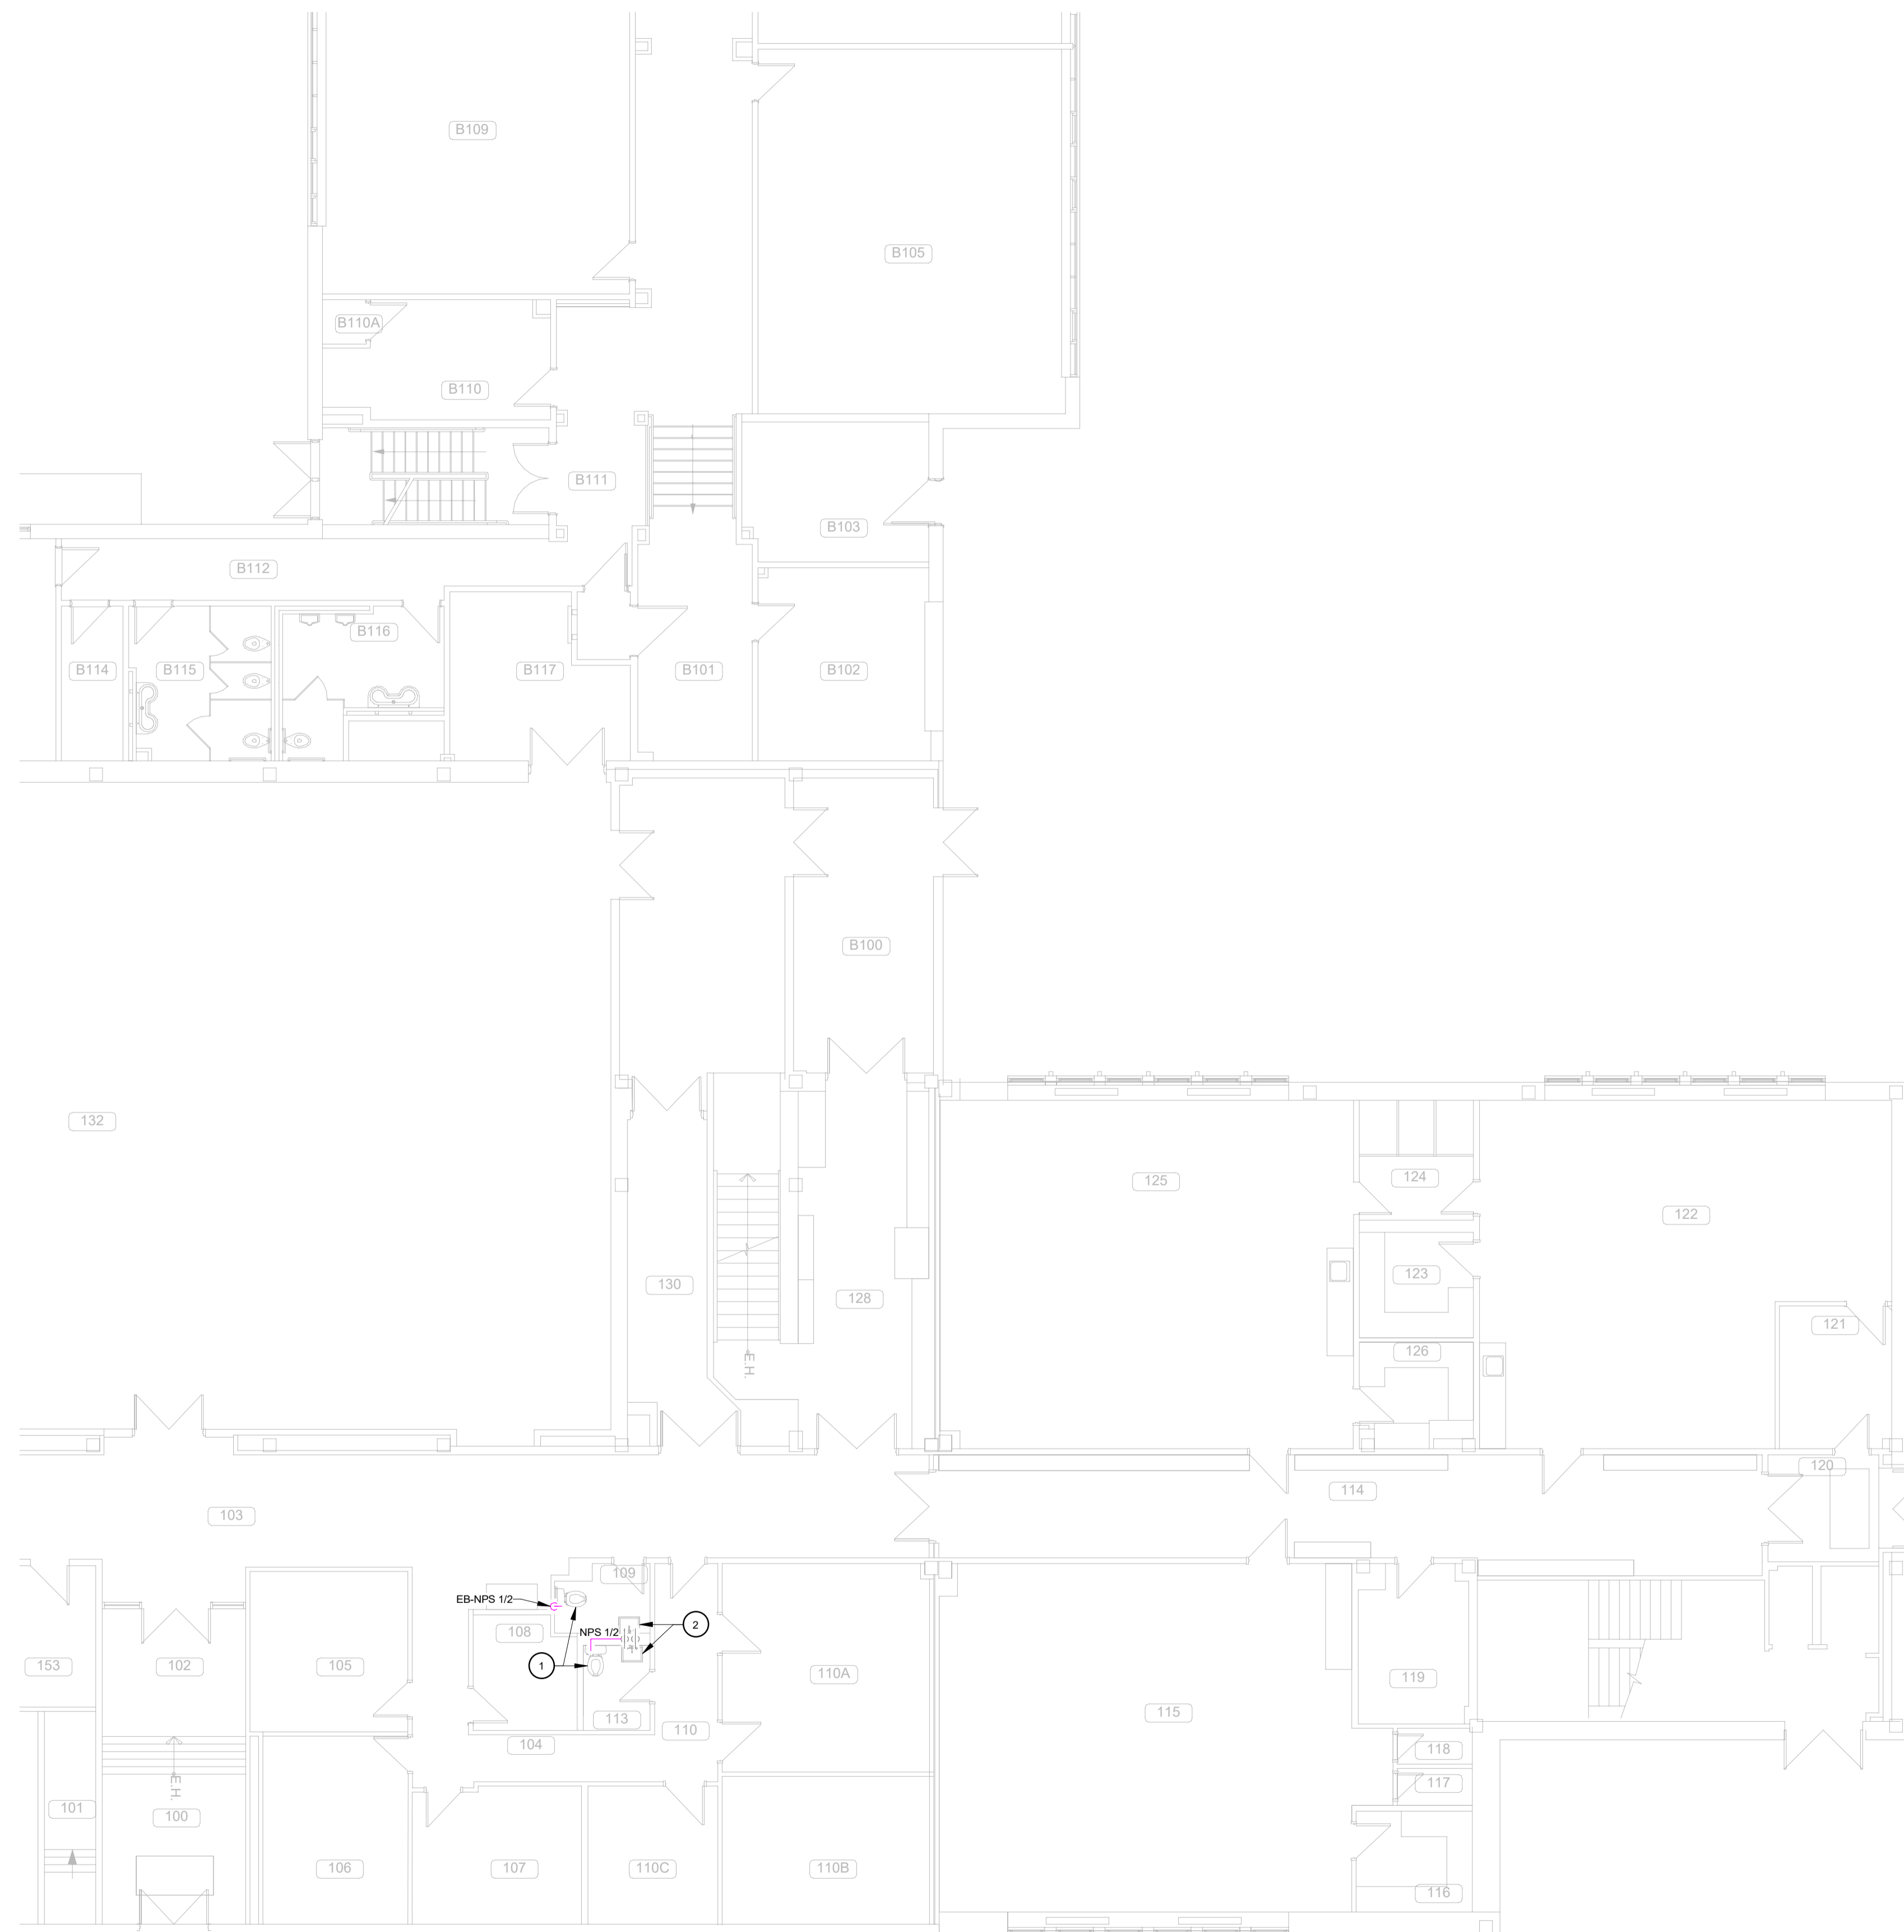

NOTES SPÉCIFIQUES

- GABINET D'ASSISE À DÉMANTELER. DÉMANTELER ET BOUCHER ETANCHE L'ALIMENTATION D'EAU FROIDE POTABLE DANS LE MUR.
- LAVABO À DÉMANTELER C/A ACCESSOIRES. CONSERVER LES TUYAUTERIES D'EAU POTABLE EXISTANTES.

LÉGENDE DES COULEURS  
DÉMANTELEMENT ET EXISTANT

- EXISTANT
- DÉMANTELEMENT




SCEAUX



2024-10-10

PLAN CLÉ

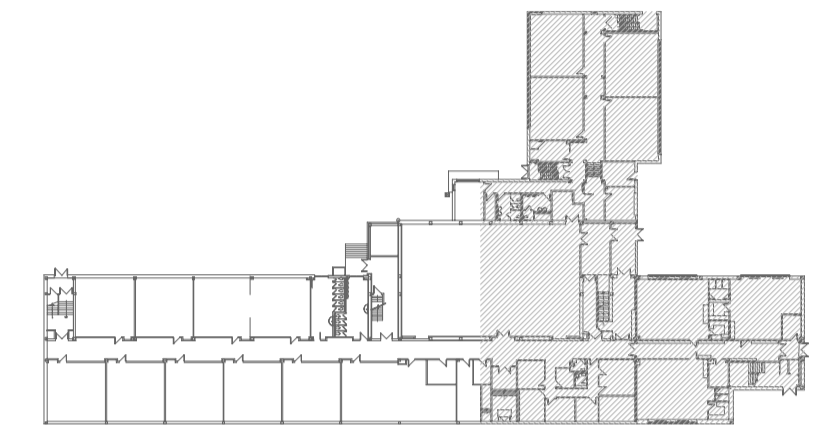

CLIENT



CSPI : 023E22010

AO : 24-137

ARCHITECTE

CES DOCUMENTS NE DOIVENT PAS ÊTRE UTILISÉS À DES FINS DE CONSTRUCTION.

No	DATE	POUR APPEL D'OFFRES	M.P.
		RÉVISION	PAR
0	2024-10-21	POUR APPEL D'OFFRES	M.P.

PROJET

ÉCOLE DES ROSERAIES  
REMPLACEMENT DE LA FINITION  
INTÉRIÈRE (PHASE 3)


TITRE DU DESSIN

MÉCANIQUE  
EAU DOMESTIQUE  
REZ-DE-CHAUSSÉE  
AMÉNAGEMENT

DESSIN N. ALLAIRE	CONCEPTION M. T. VARGAS	VÉRIFICATION M. PERREAULT
----------------------	----------------------------	------------------------------

PROJET BPA No 24-0349	DESSIN No <b>M-253</b>
--------------------------	---------------------------

ÉCHELLE  
1 : 100

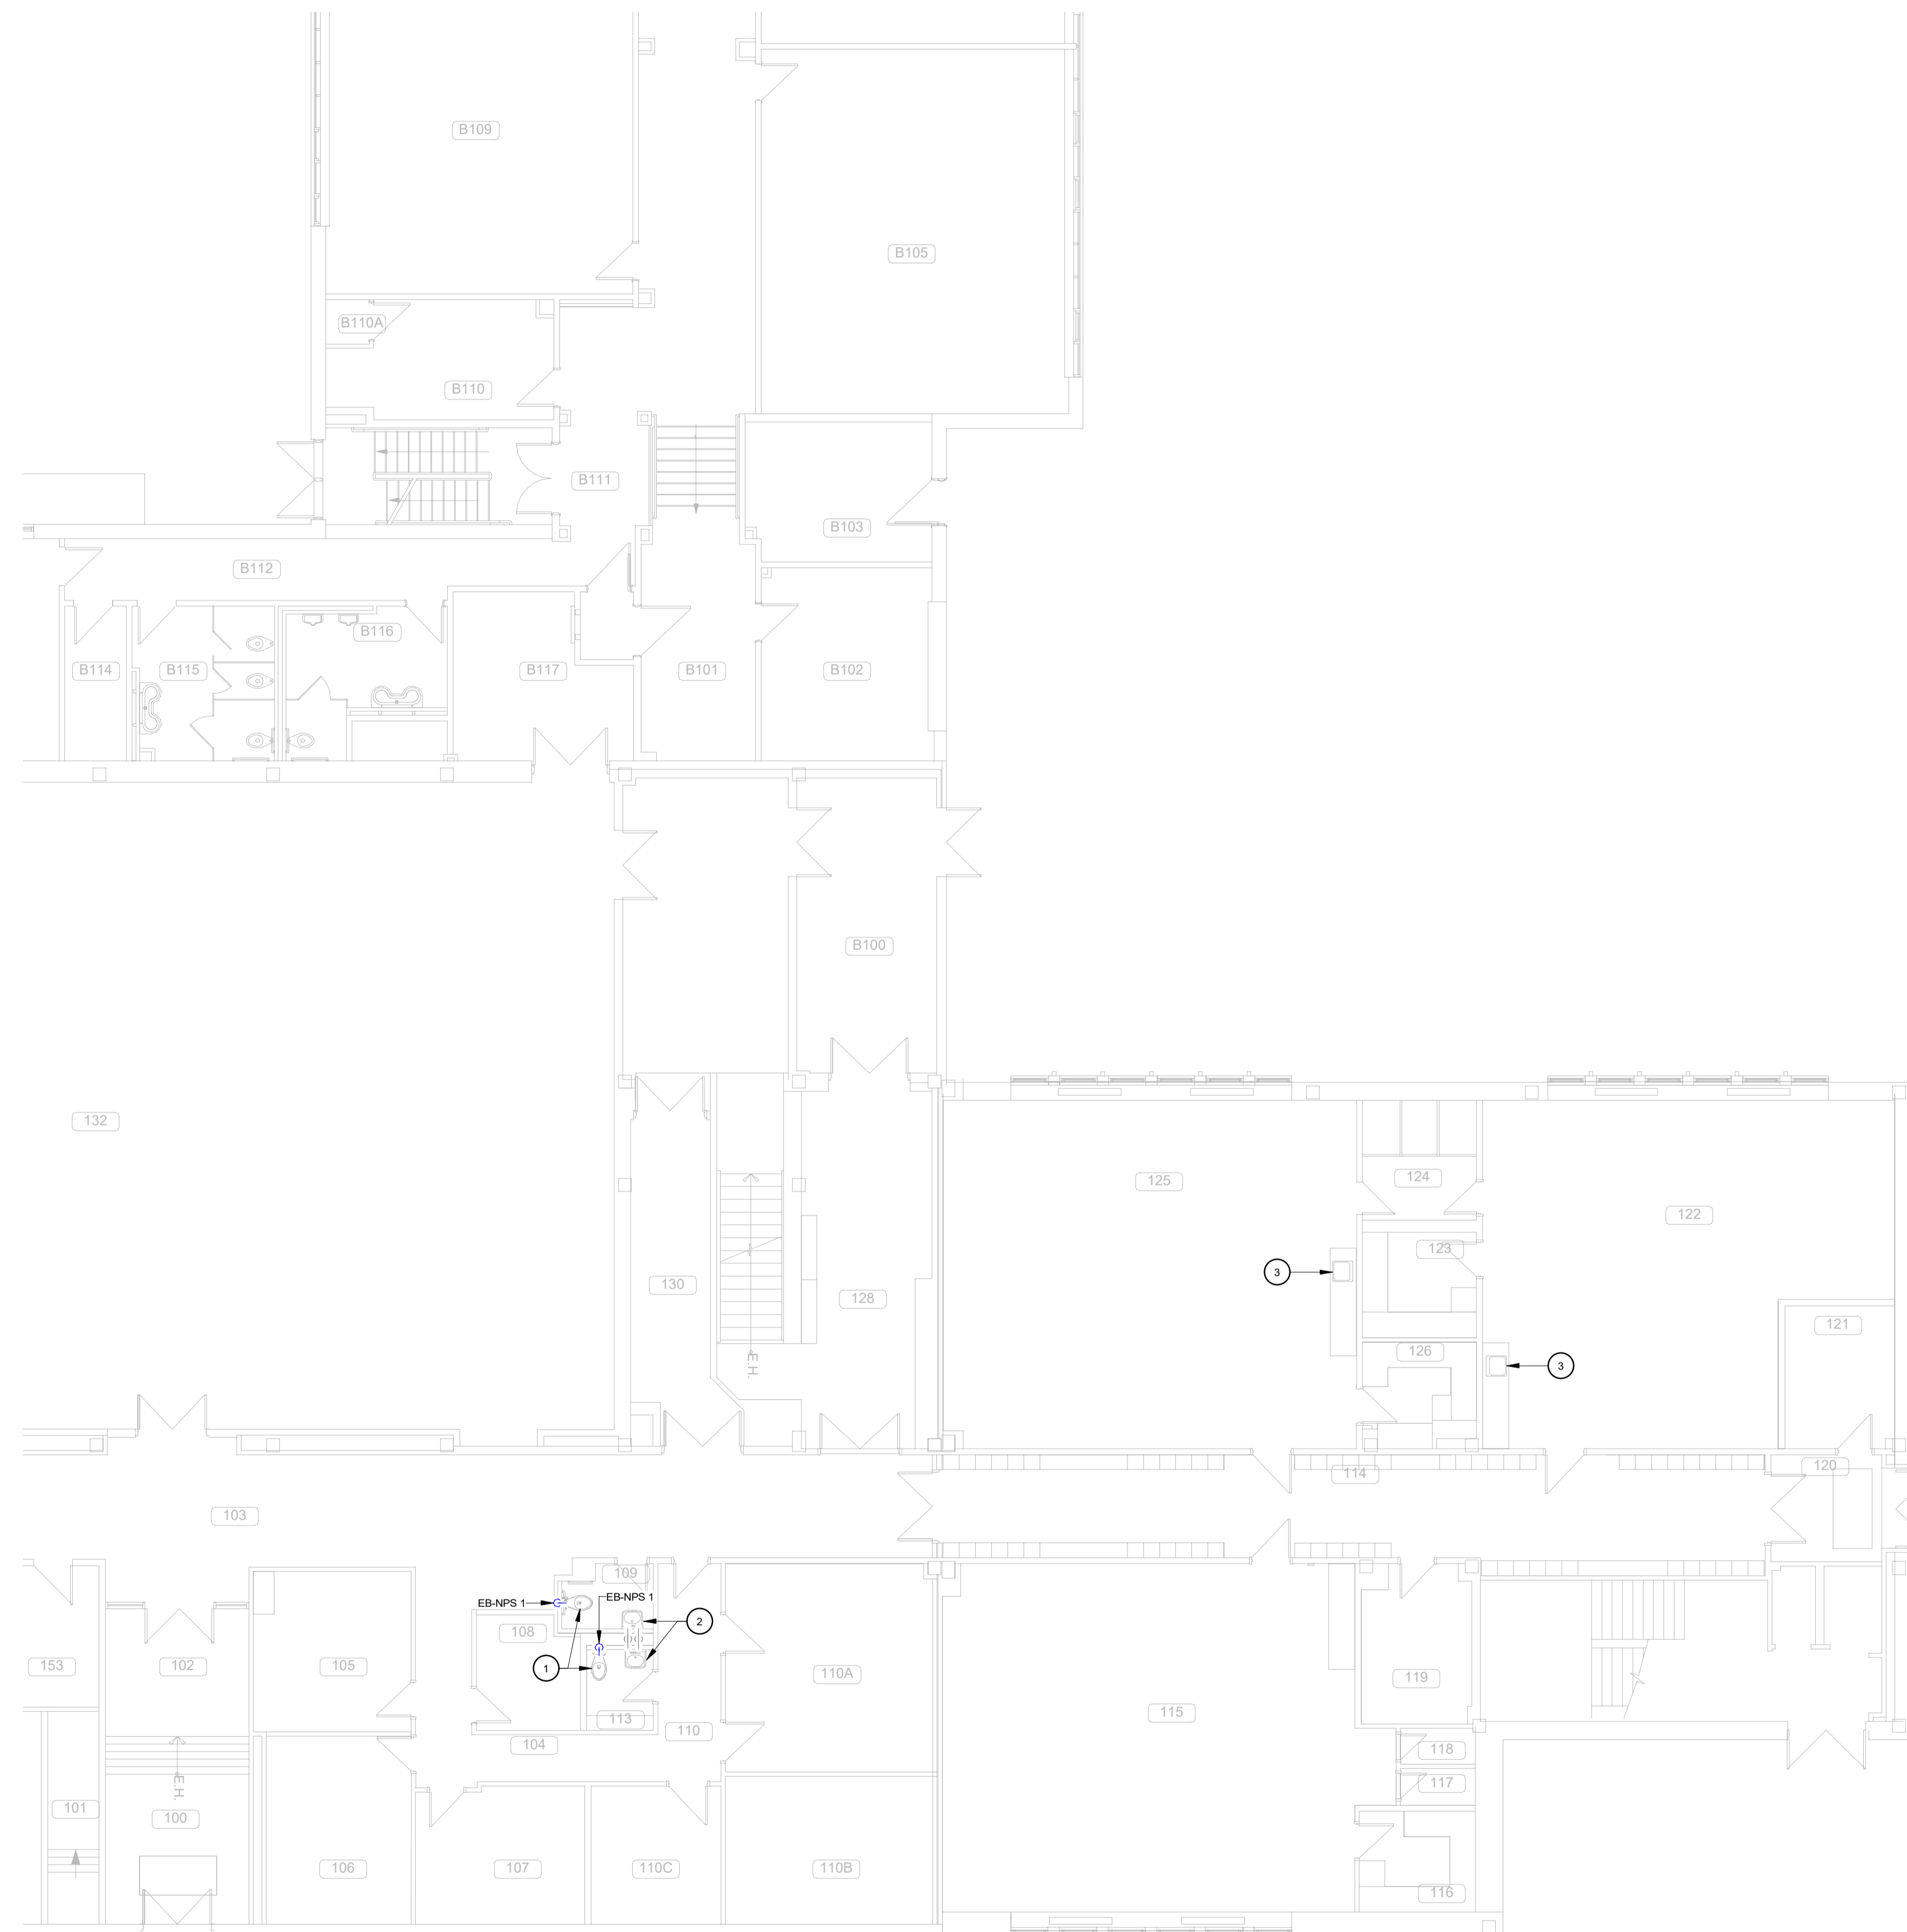

- NOTES SPÉCIFIQUES
- NOUVEAU CABINET D'AISANCE À CHASSE.
  - NOUVEAU LAVABO C/A ACCESSOIRES À RACCORDER SUR LA TUYAUTERIE D'EAU FROIDE ET D'EAU CHAUDE POTABLE EXISTANTES.
  - REMPLENER LE ROBINET D'ÉVIER, VOIR DEVIS. INSTALLER UN AMORTISSEUR ANTI-COUP DE BÉLIER SUR LA TUYAUTERIE D'EAU FROIDE ET D'EAU CHAUDE POTABLE EXISTANTES DE LÉVIER.

LÉGENDE DES COULEURS  
EAU DOMESTIQUE


■	EAU FROIDE POTABLE
■	EAU CHAUDE POTABLE
■	EXISTANT

SCEAUX



2024-10-10

PLAN CLÉ

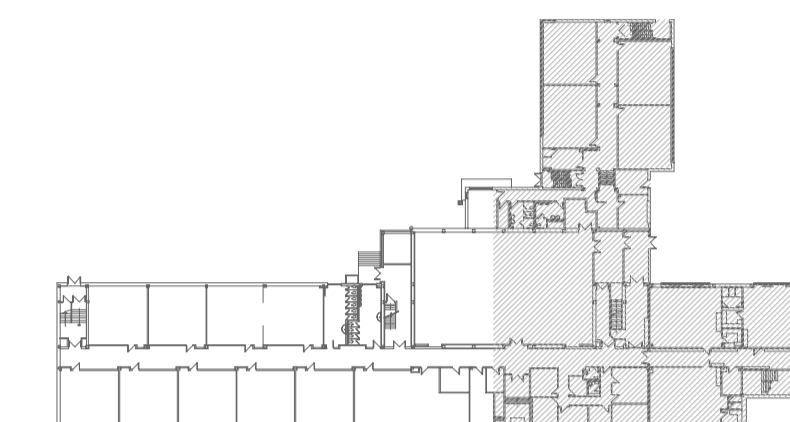

CLIENT



CSPI : 023E22010

AO : 24-137

ARCHITECTE

CES DOCUMENTS NE DOIVENT PAS ÊTRE UTILISÉS À DES FINS DE CONSTRUCTION.

No	DATE	POUR APPEL D'OFFRES	M.P.
		REVISION	PAR
0	2024-10-21	POUR APPEL D'OFFRES	M.P.

PROJET

ÉCOLE DES ROSERAIES  
REMPLACEMENT DE LA FINITION  
INTÉRIEURE (PHASE 3)

TITRE DU DESSIN

MÉCANIQUE  
CHAUFFAGE  
SOUS-SOL  
DÉMOLITION

DESSIN

N. ALLAIRE

CONCEPTION

M. T. VARGAS

VÉRIFICATION

M. PERREAULT

PROJET BPA No

24-0349

DESSIN No


M-300

ÉCHELLE

1 : 100

LÉGENDE DES COULEURS  
DÉMANTÈLEMENT ET EXISTANT

■	EXISTANT
■	DÉMANTÈLEMENT

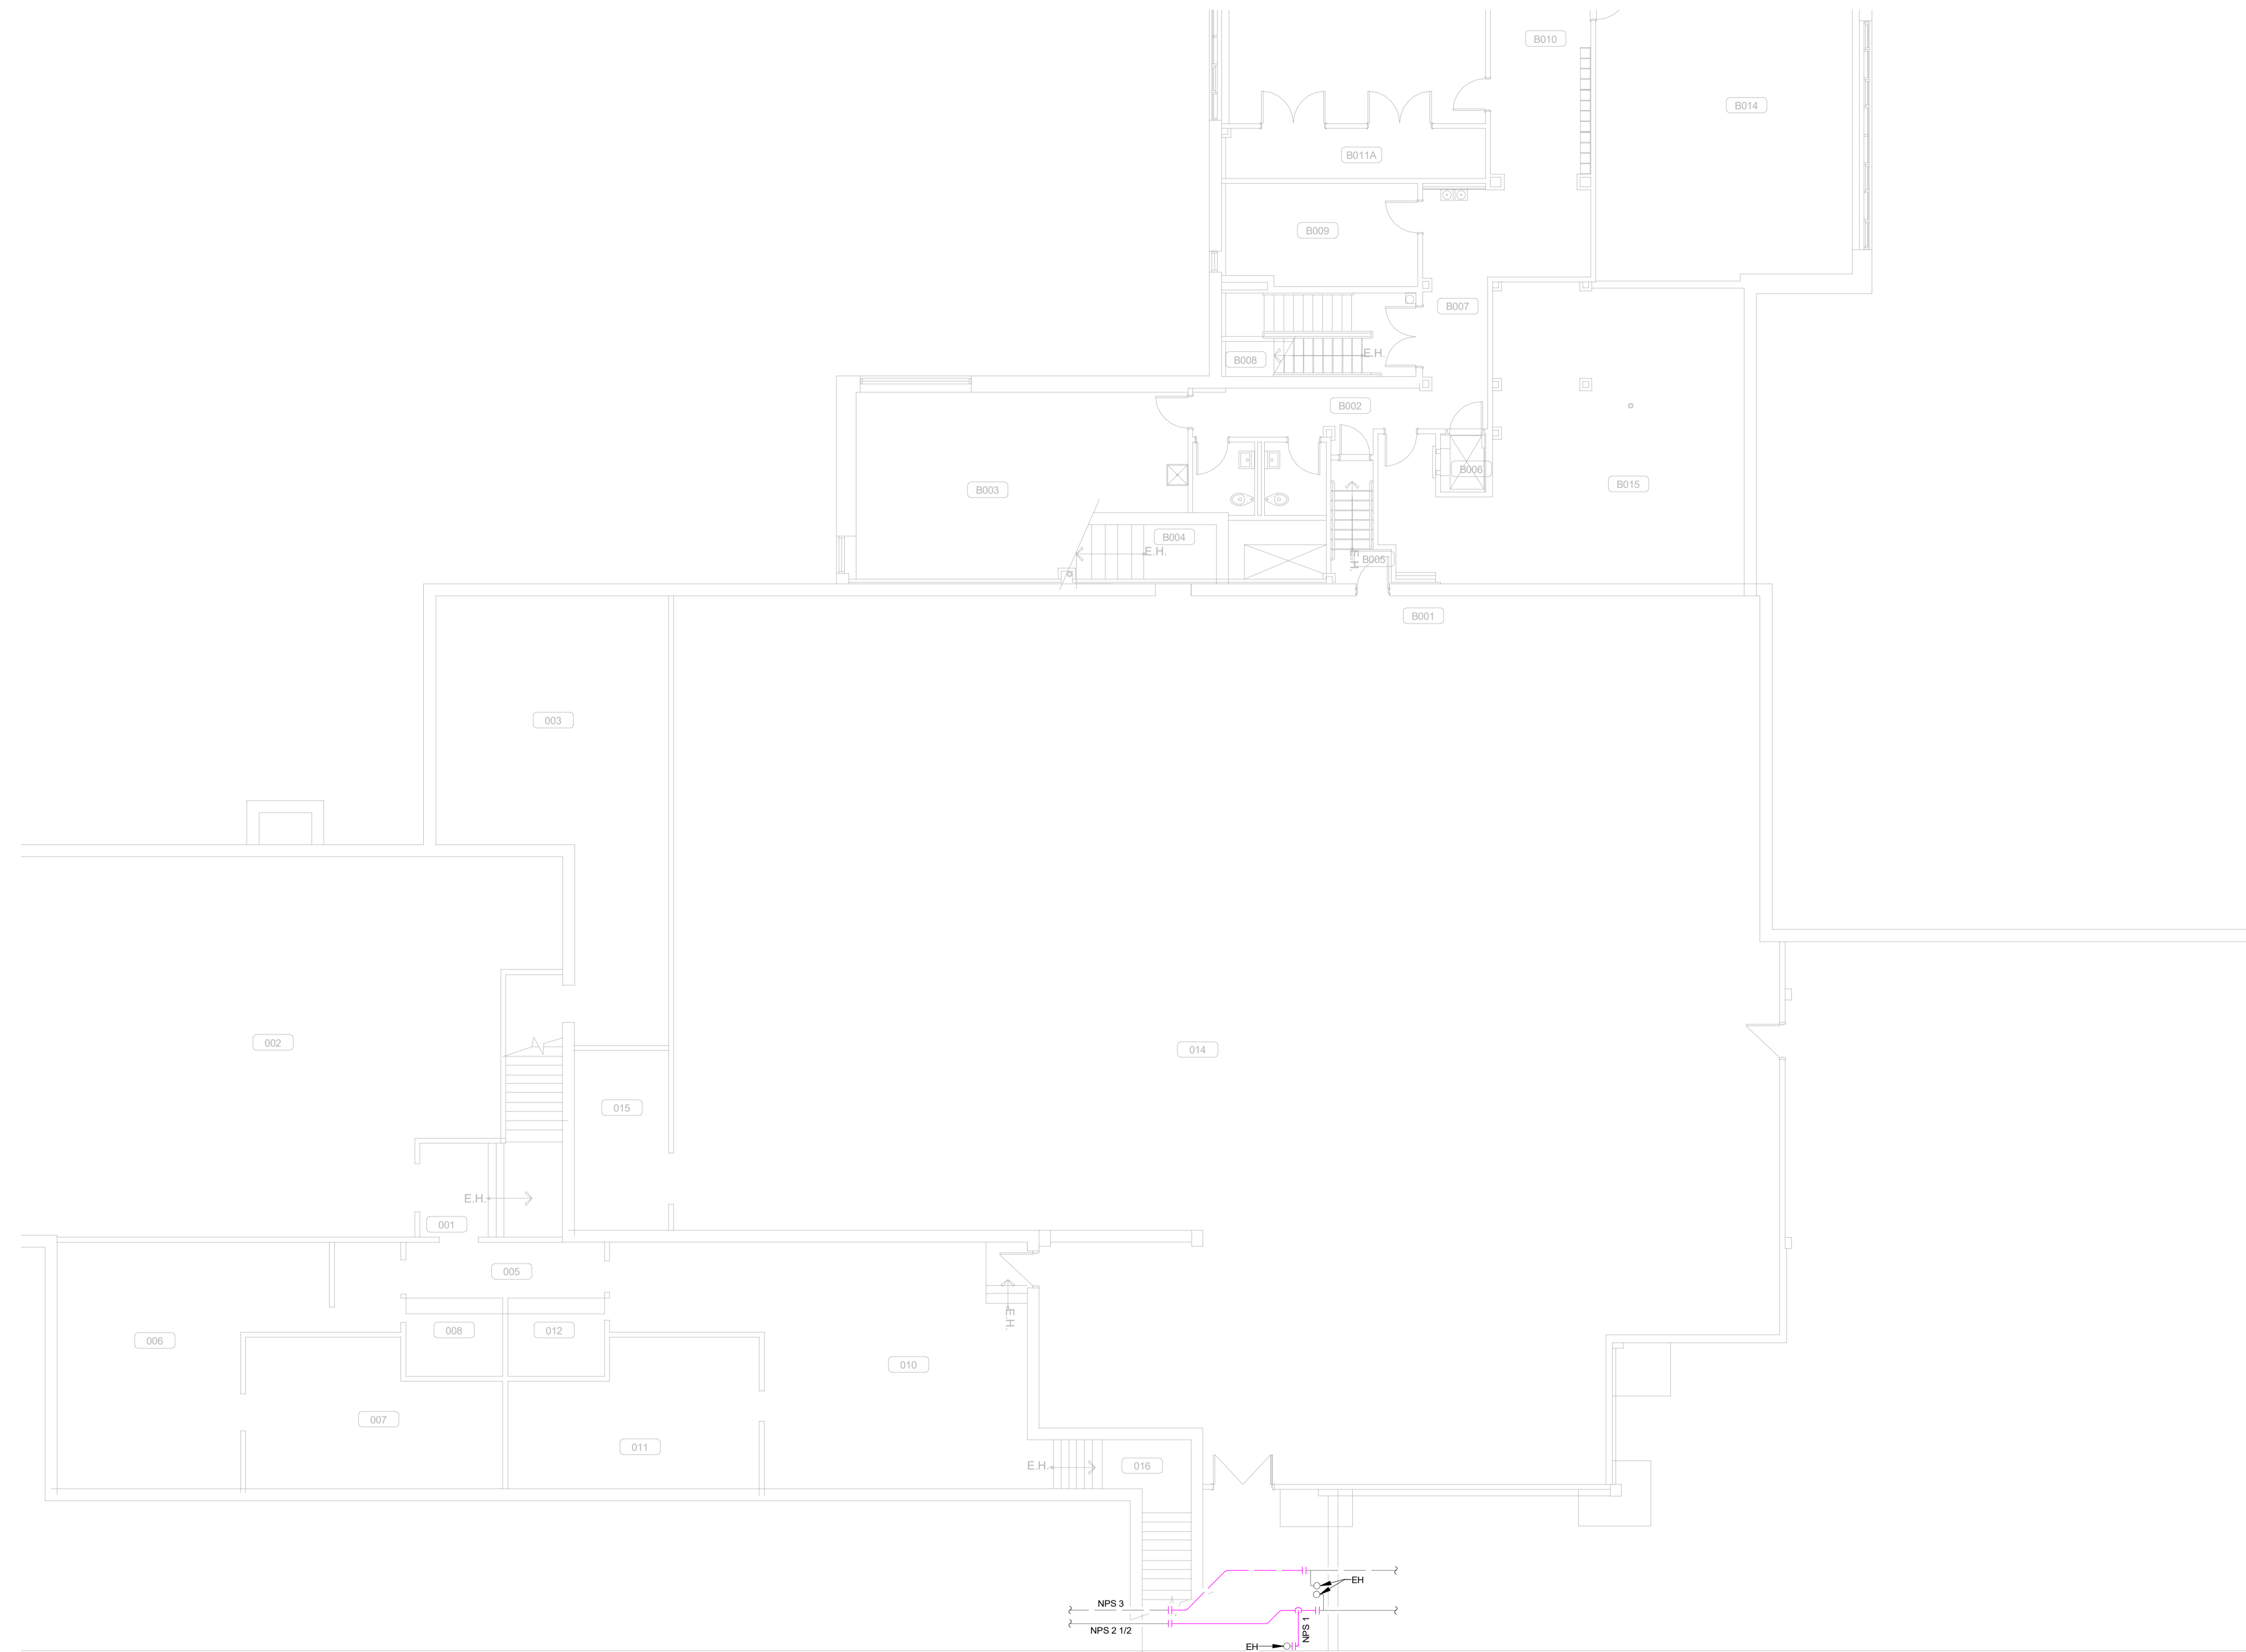


SCEAUX



2024-10-10

PLAN CLÉ

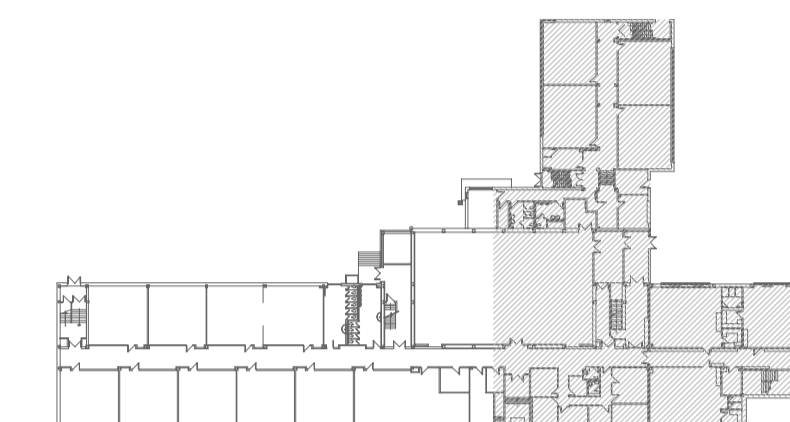

CLIENT



CSPI : 023E22010

AO : 24-137

ARCHITECTE

CES DOCUMENTS NE DOIVENT PAS ÊTRE UTILISÉS À DES FINS DE CONSTRUCTION.

No	DATE	REVISION	PAR
0	2024-10-21	POUR APPEL D'OFFRES	M.P.

PROJET

ÉCOLE DES ROSERAIES  
RÉPLACEMENT DE LA FINITION INTÉRIEURE (PHASE 3)

TITRE DU DESSIN

MÉCANIQUE  
CHAUFFAGE  
SOUS-SOL  
AMÉNAGEMENT

DESSIN

N. ALLAIRE

CONCEPTION

M. T. VARGAS

VÉRIFICATION

M. PERREAULT

PROJET BPA No

24-0349

DESSIN No


M-301

ÉCHELLE

1 : 100

FICHER

C:\Users\nallaire\OneDrive - Bouthillette Parizeau\inc\Documents\24-0349\_M\_MC\_v23\_nallaire.rvt

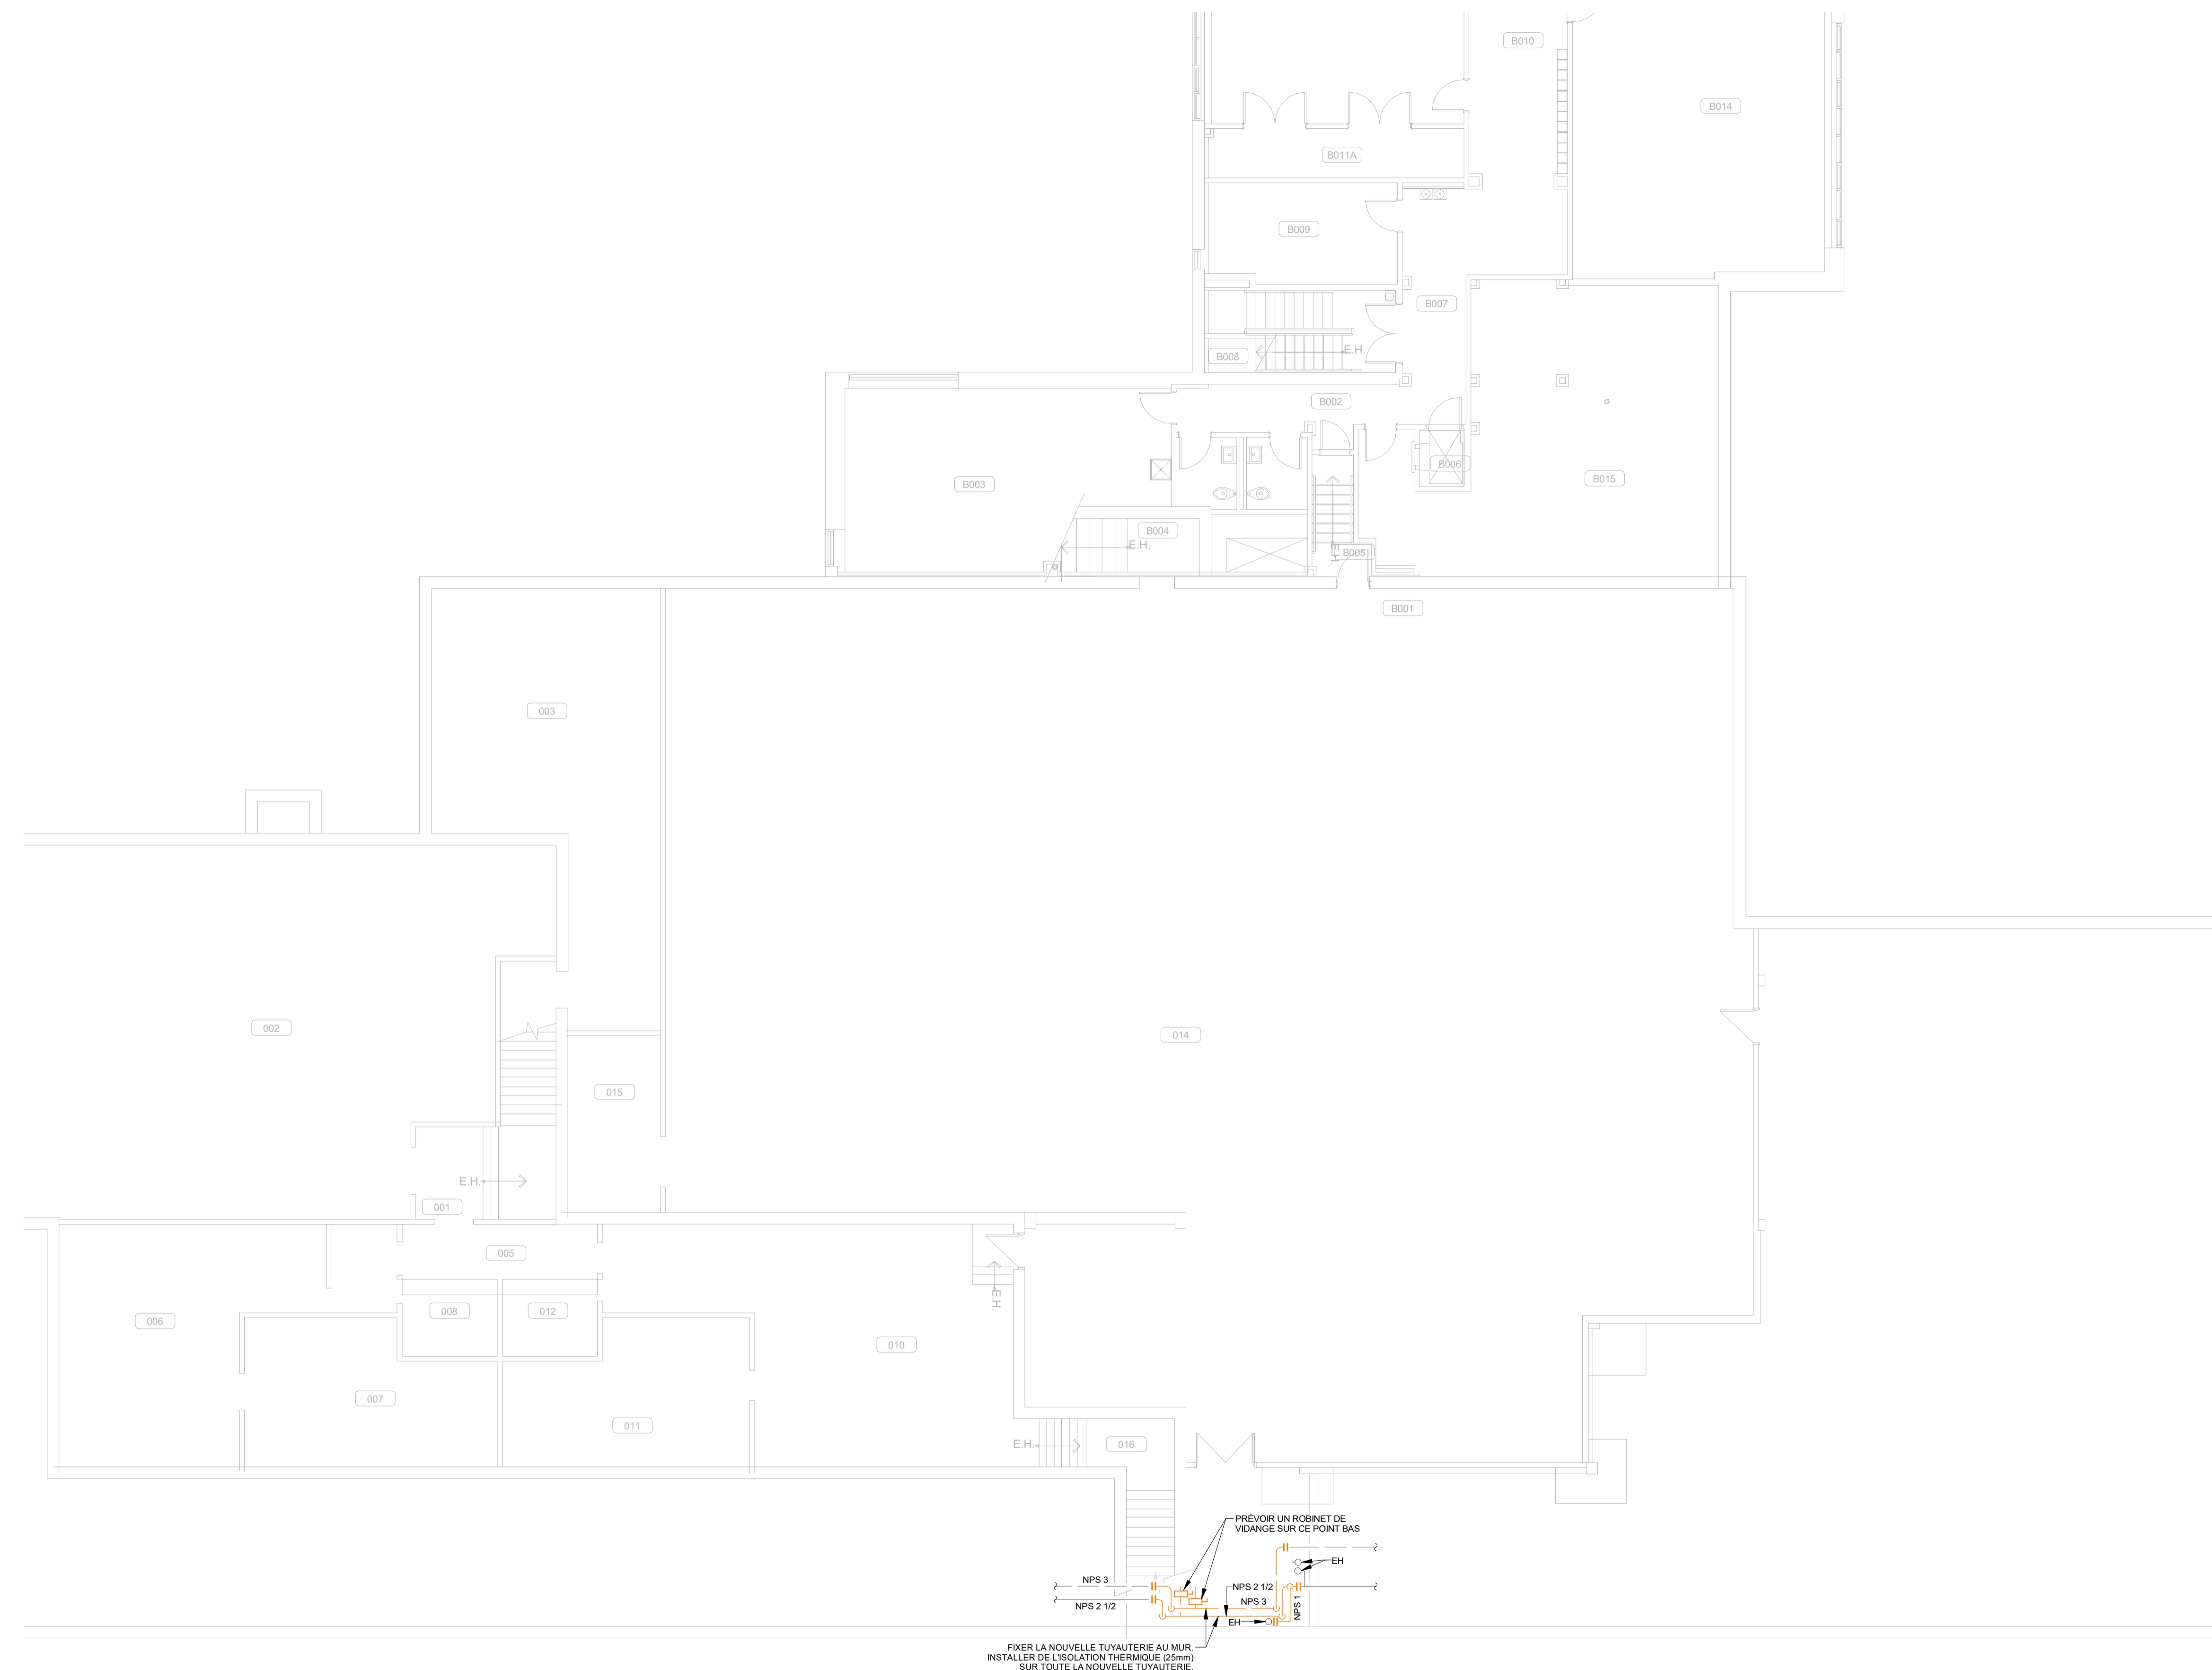

**LÉGENDE DES COULEURS  
CHAUFFAGE-REFROIDISSEMENT**

EAU DE CHAUFFAGE


EXISTANT

SCEAUX



2024-10-10

PLAN CLÉ

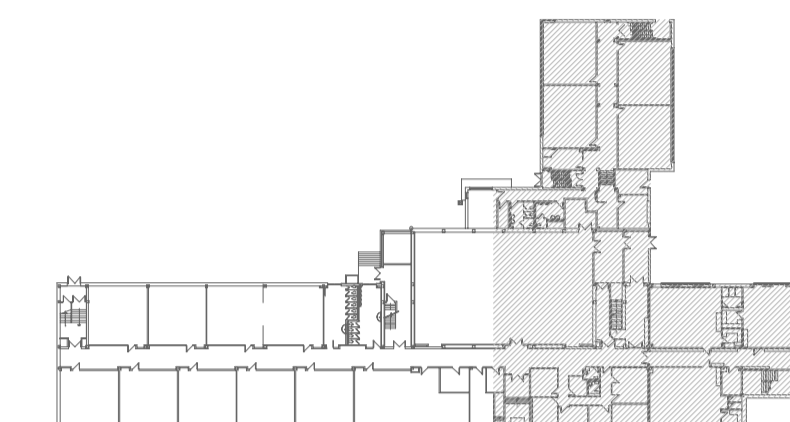

CLIENT



CSPI : 023E22010

AO : 24-137

ARCHITECTE

CES DOCUMENTS NE DOIVENT PAS ÊTRE UTILISÉS À DES FINS DE CONSTRUCTION.

No	DATE	POUR APPEL D'OFFRES	M.P.
		RÉVISION	PAR
0	2024-10-21	POUR APPEL D'OFFRES	M.P.

PROJET

ÉCOLE DES ROSERAIES  
REMPLACEMENT DE LA FINITION  
INTÉRIÈRE (PHASE 3)

TITRE DU DESSIN

MÉCANIQUE  
CHAUFFAGE  
REZ-DE-CHAUSSÉE  
AMÉNAGEMENT


DESSIN N. ALLAIRE	CONCEPTION M. T. VARGAS	VÉRIFICATION M. PERREAULT
----------------------	----------------------------	------------------------------

PROJET BPA No 24-0349	DESSIN No
--------------------------	-----------

M-302

FICHER

C:\Users\nallaire\OneDrive - Bouthillette Parizeau  
inc\Documents\24-0349\_M\_MC\_v23\_nallaire.rvt

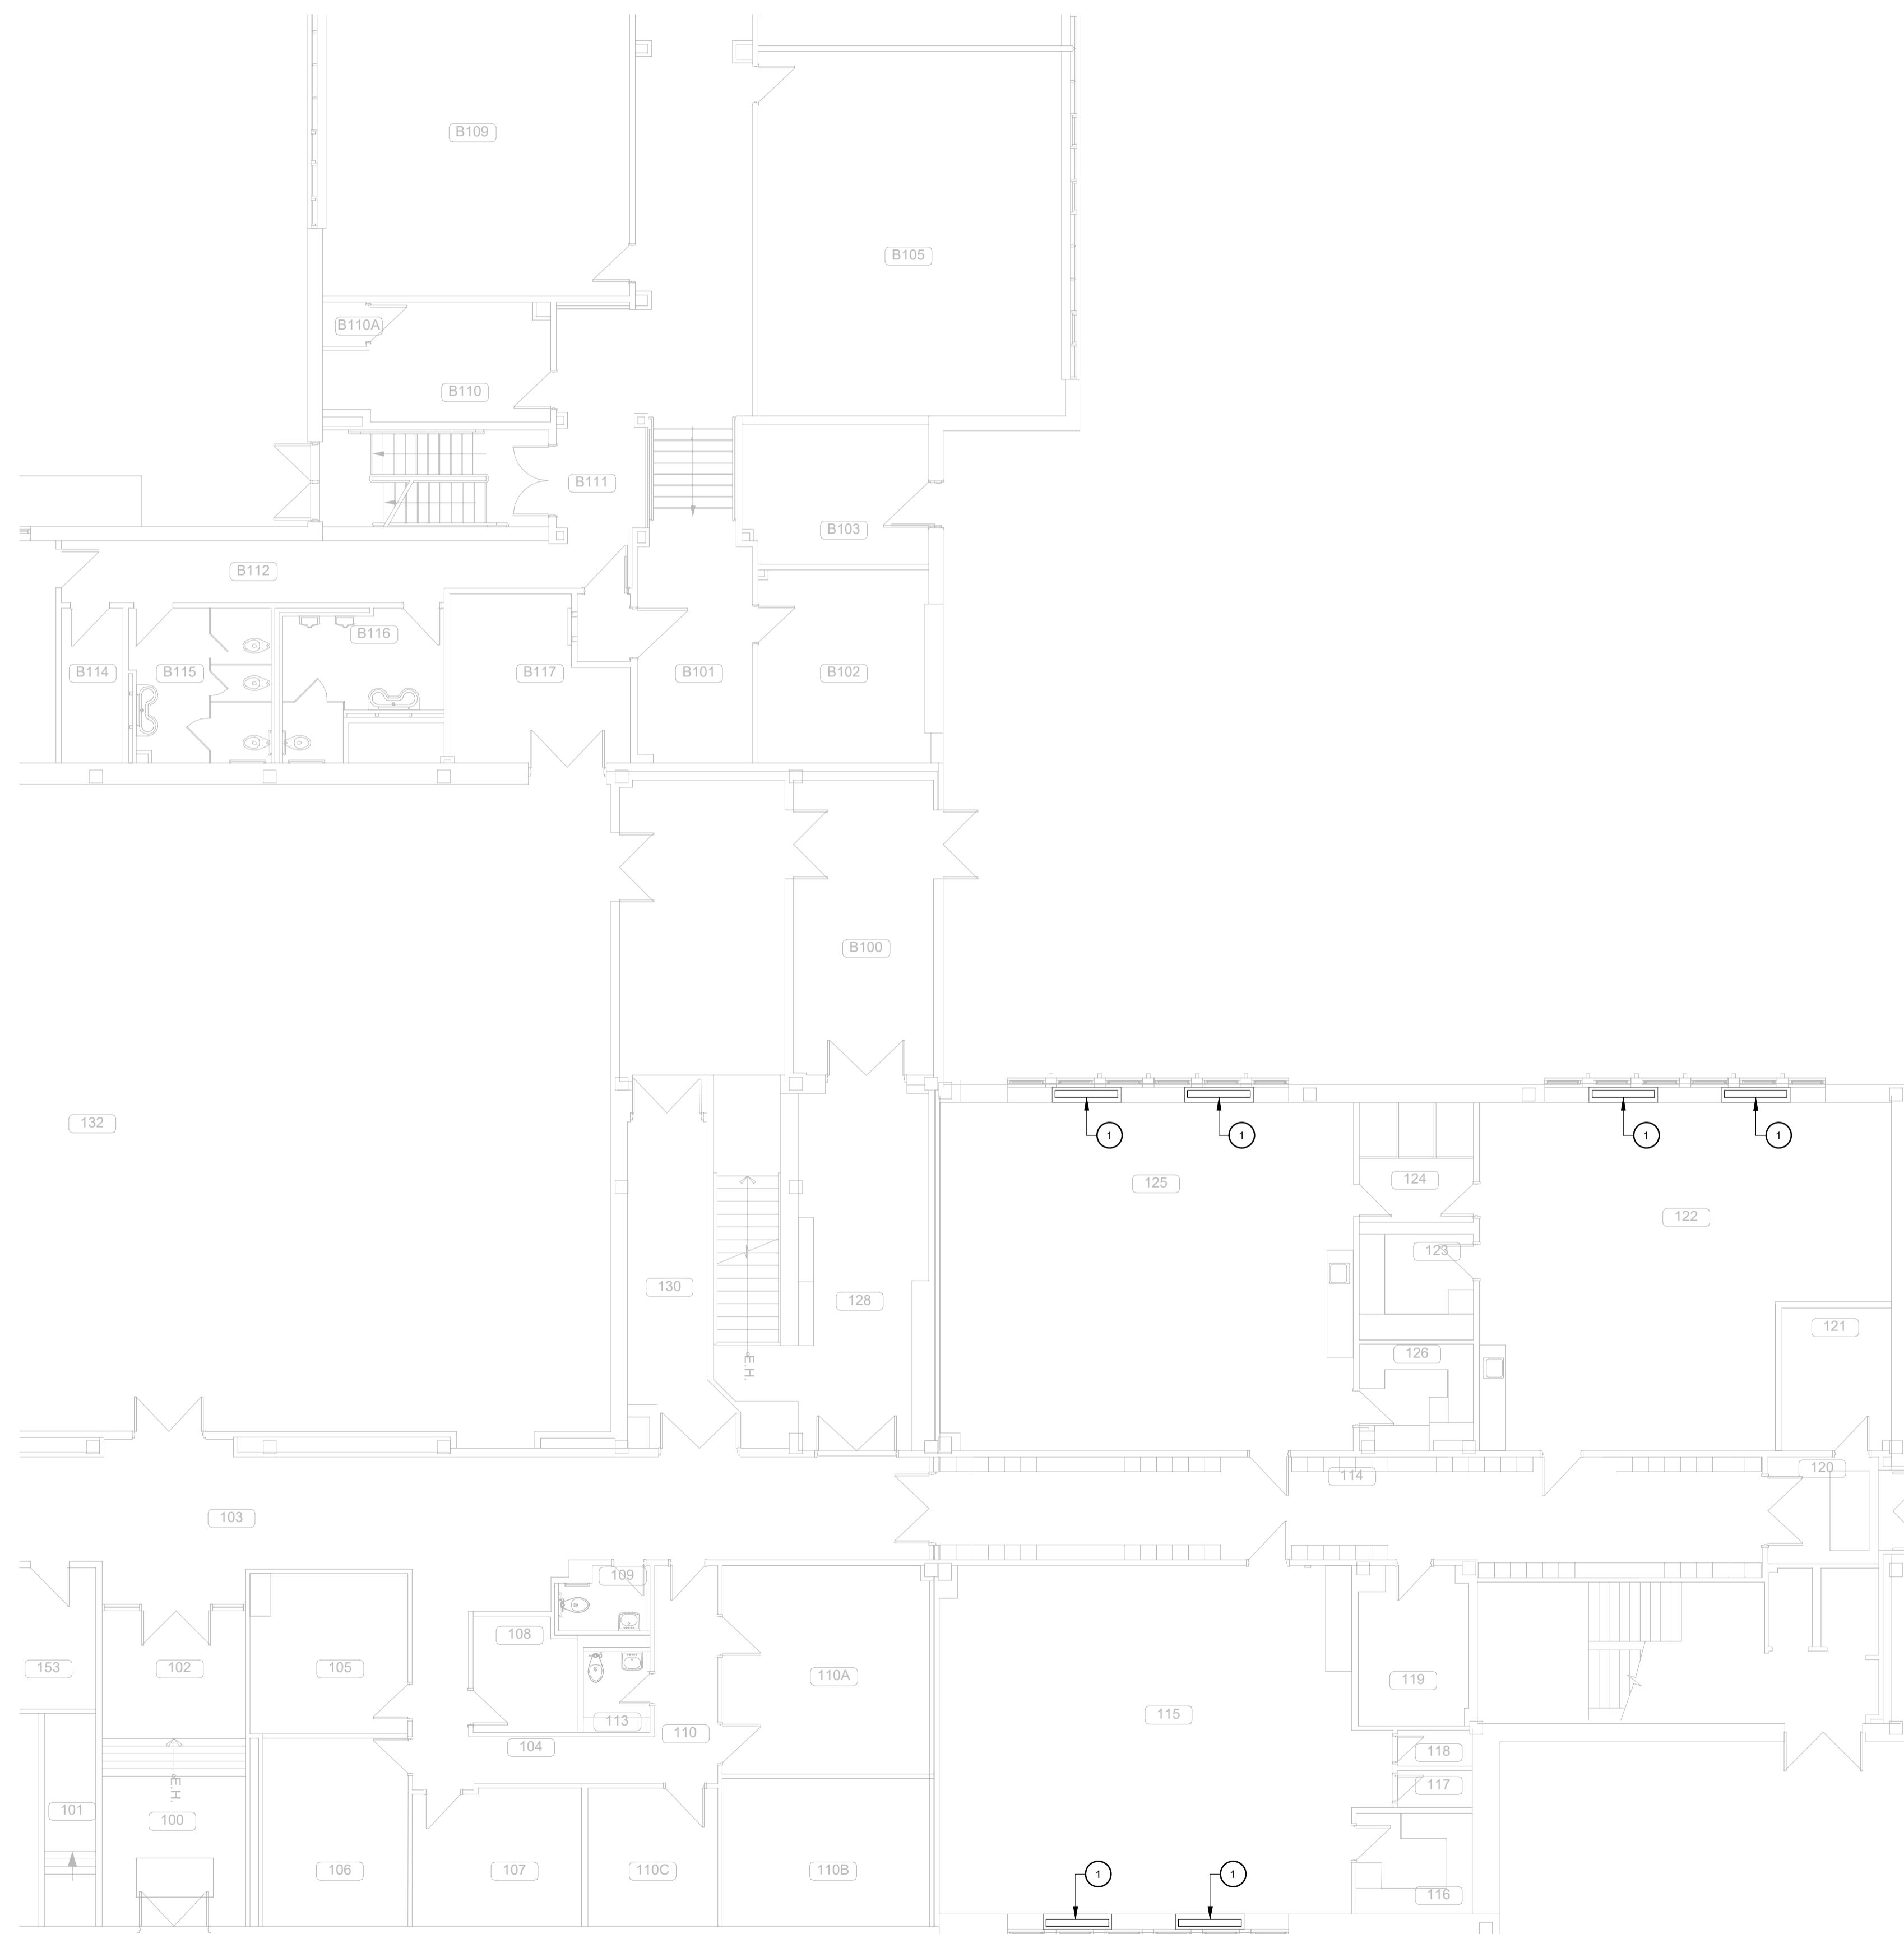


NOTE SPÉCIFIQUE  
① UNITÉ À INDUCTION À NETTOYER INCLUANT GRILLE EN ALLEGE, GRILLE MURALE, SERPENTIN ET AILETTES.

SCEAUX



2024-10-10

PLAN CLÉ

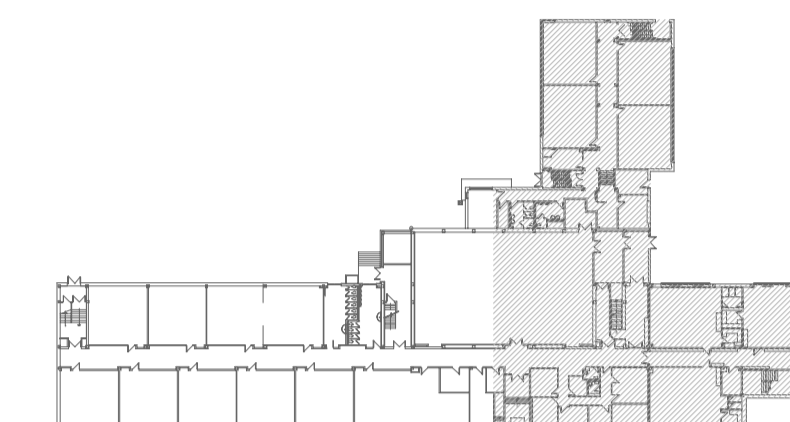

CLIENT



CSPI : 023E22010

AO : 24-137

ARCHITECTE

CES DOCUMENTS NE DOIVENT PAS ÊTRE UTILISÉS À DES FINS DE CONSTRUCTION.

No	DATE	POUR APPEL D'OFFRES	M.P.
		REVISION	PAR
0	2024-10-21	POUR APPEL D'OFFRES	M.P.

PROJET

ÉCOLE DES ROSERAIES  
REMPLACEMENT DE LA FINITION  
INTÉRIEURE (PHASE 3)

TITRE DU DESSIN

MÉCANIQUE  
PROTECTION INCENDIE  
SOUS-SOL  
DÉMOLITION


DESSIN N. ALLAIRE	CONCEPTION M. T. VARGAS	VÉRIFICATION M. PERREAULT
----------------------	----------------------------	------------------------------

PROJET BPA No 24-0349	DESSIN No
--------------------------	-----------

M-400

FICHER

C:\Users\nallaire\OneDrive - Bouthillette Parizeau  
inc\Documents\24-0349\_M\_MC\_v23\_nallaire.rvt

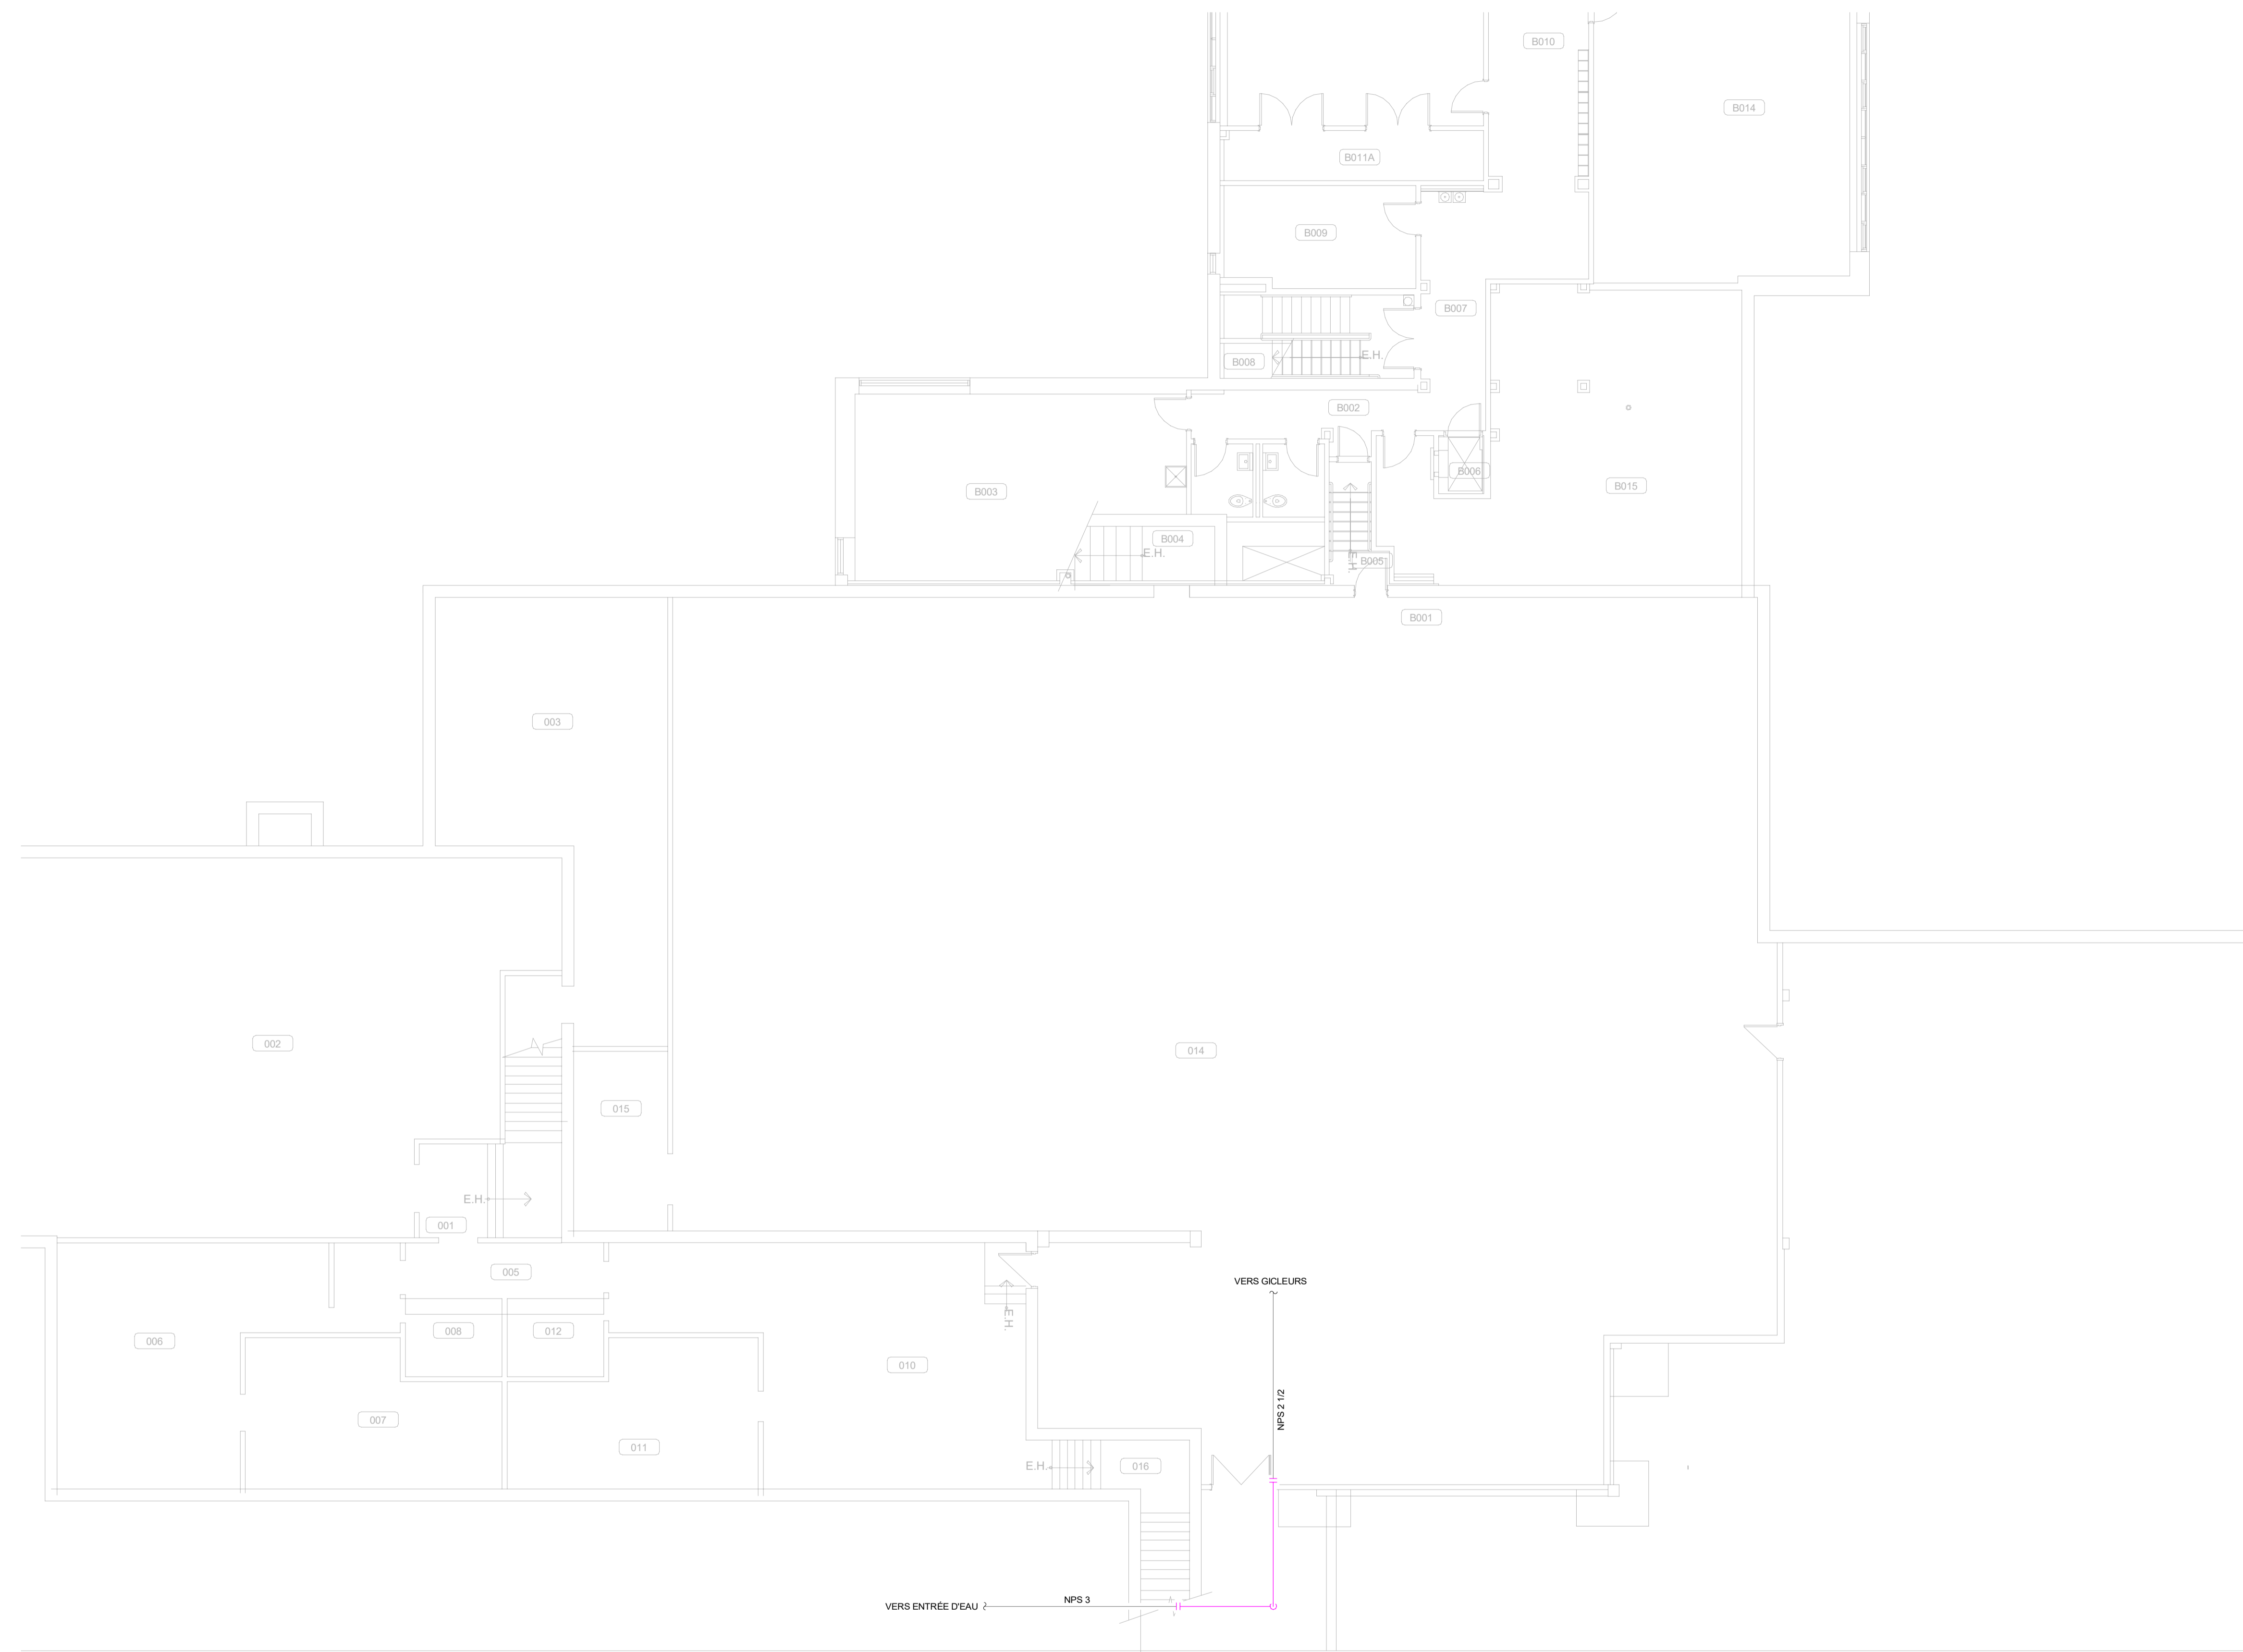

LÉGENDE DES COULEURS  
DÉMANTELEMENT ET EXISTANT


■ EXISTANT
■ DÉMANTELEMENT

SCEAUX



2024-10-10

PLAN CLÉ

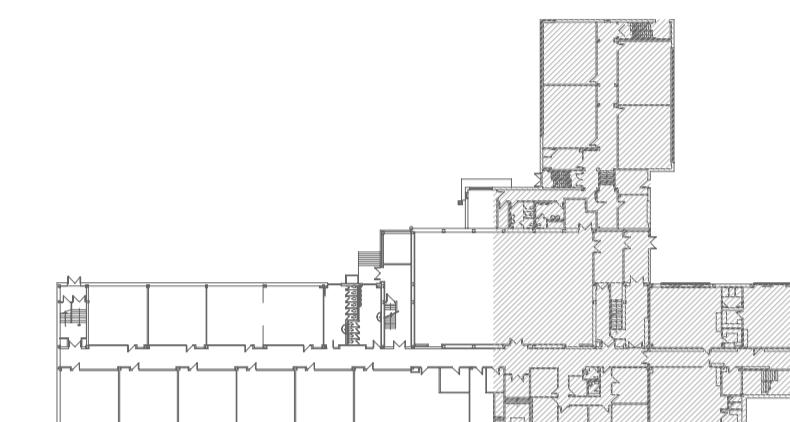

CLIENT



CSPI : 023E22010

AO : 24-137

ARCHITECTE

CES DOCUMENTS NE DOIVENT PAS ÊTRE UTILISÉS À DES FINS DE CONSTRUCTION.

No	DATE	POUR APPEL D'OFFRES	M.P.
		REVISION	PAR
0	2024-10-21	POUR APPEL D'OFFRES	M.P.

PROJET

ÉCOLE DES ROSERAIES  
REMPLACEMENT DE LA FINITION  
INTÉRIEURE (PHASE 3)

TITRE DU DESSIN

MÉCANIQUE  
PROTECTION INCENDIE  
SOUS-SOL  
AMÉNAGEMENT


DESSIN N. ALLAIRE	CONCEPTION M. T. VARGAS	VÉRIFICATION M. PERREAULT
----------------------	----------------------------	------------------------------

PROJET BPA No 24-0349	DESSIN No
--------------------------	-----------

M-401

FICHER

C:\Users\nallaire\OneDrive - Bouthillette Parizeau  
inc\Documents\24-0349\_M\_MC\_v23\_nallaire.rvt

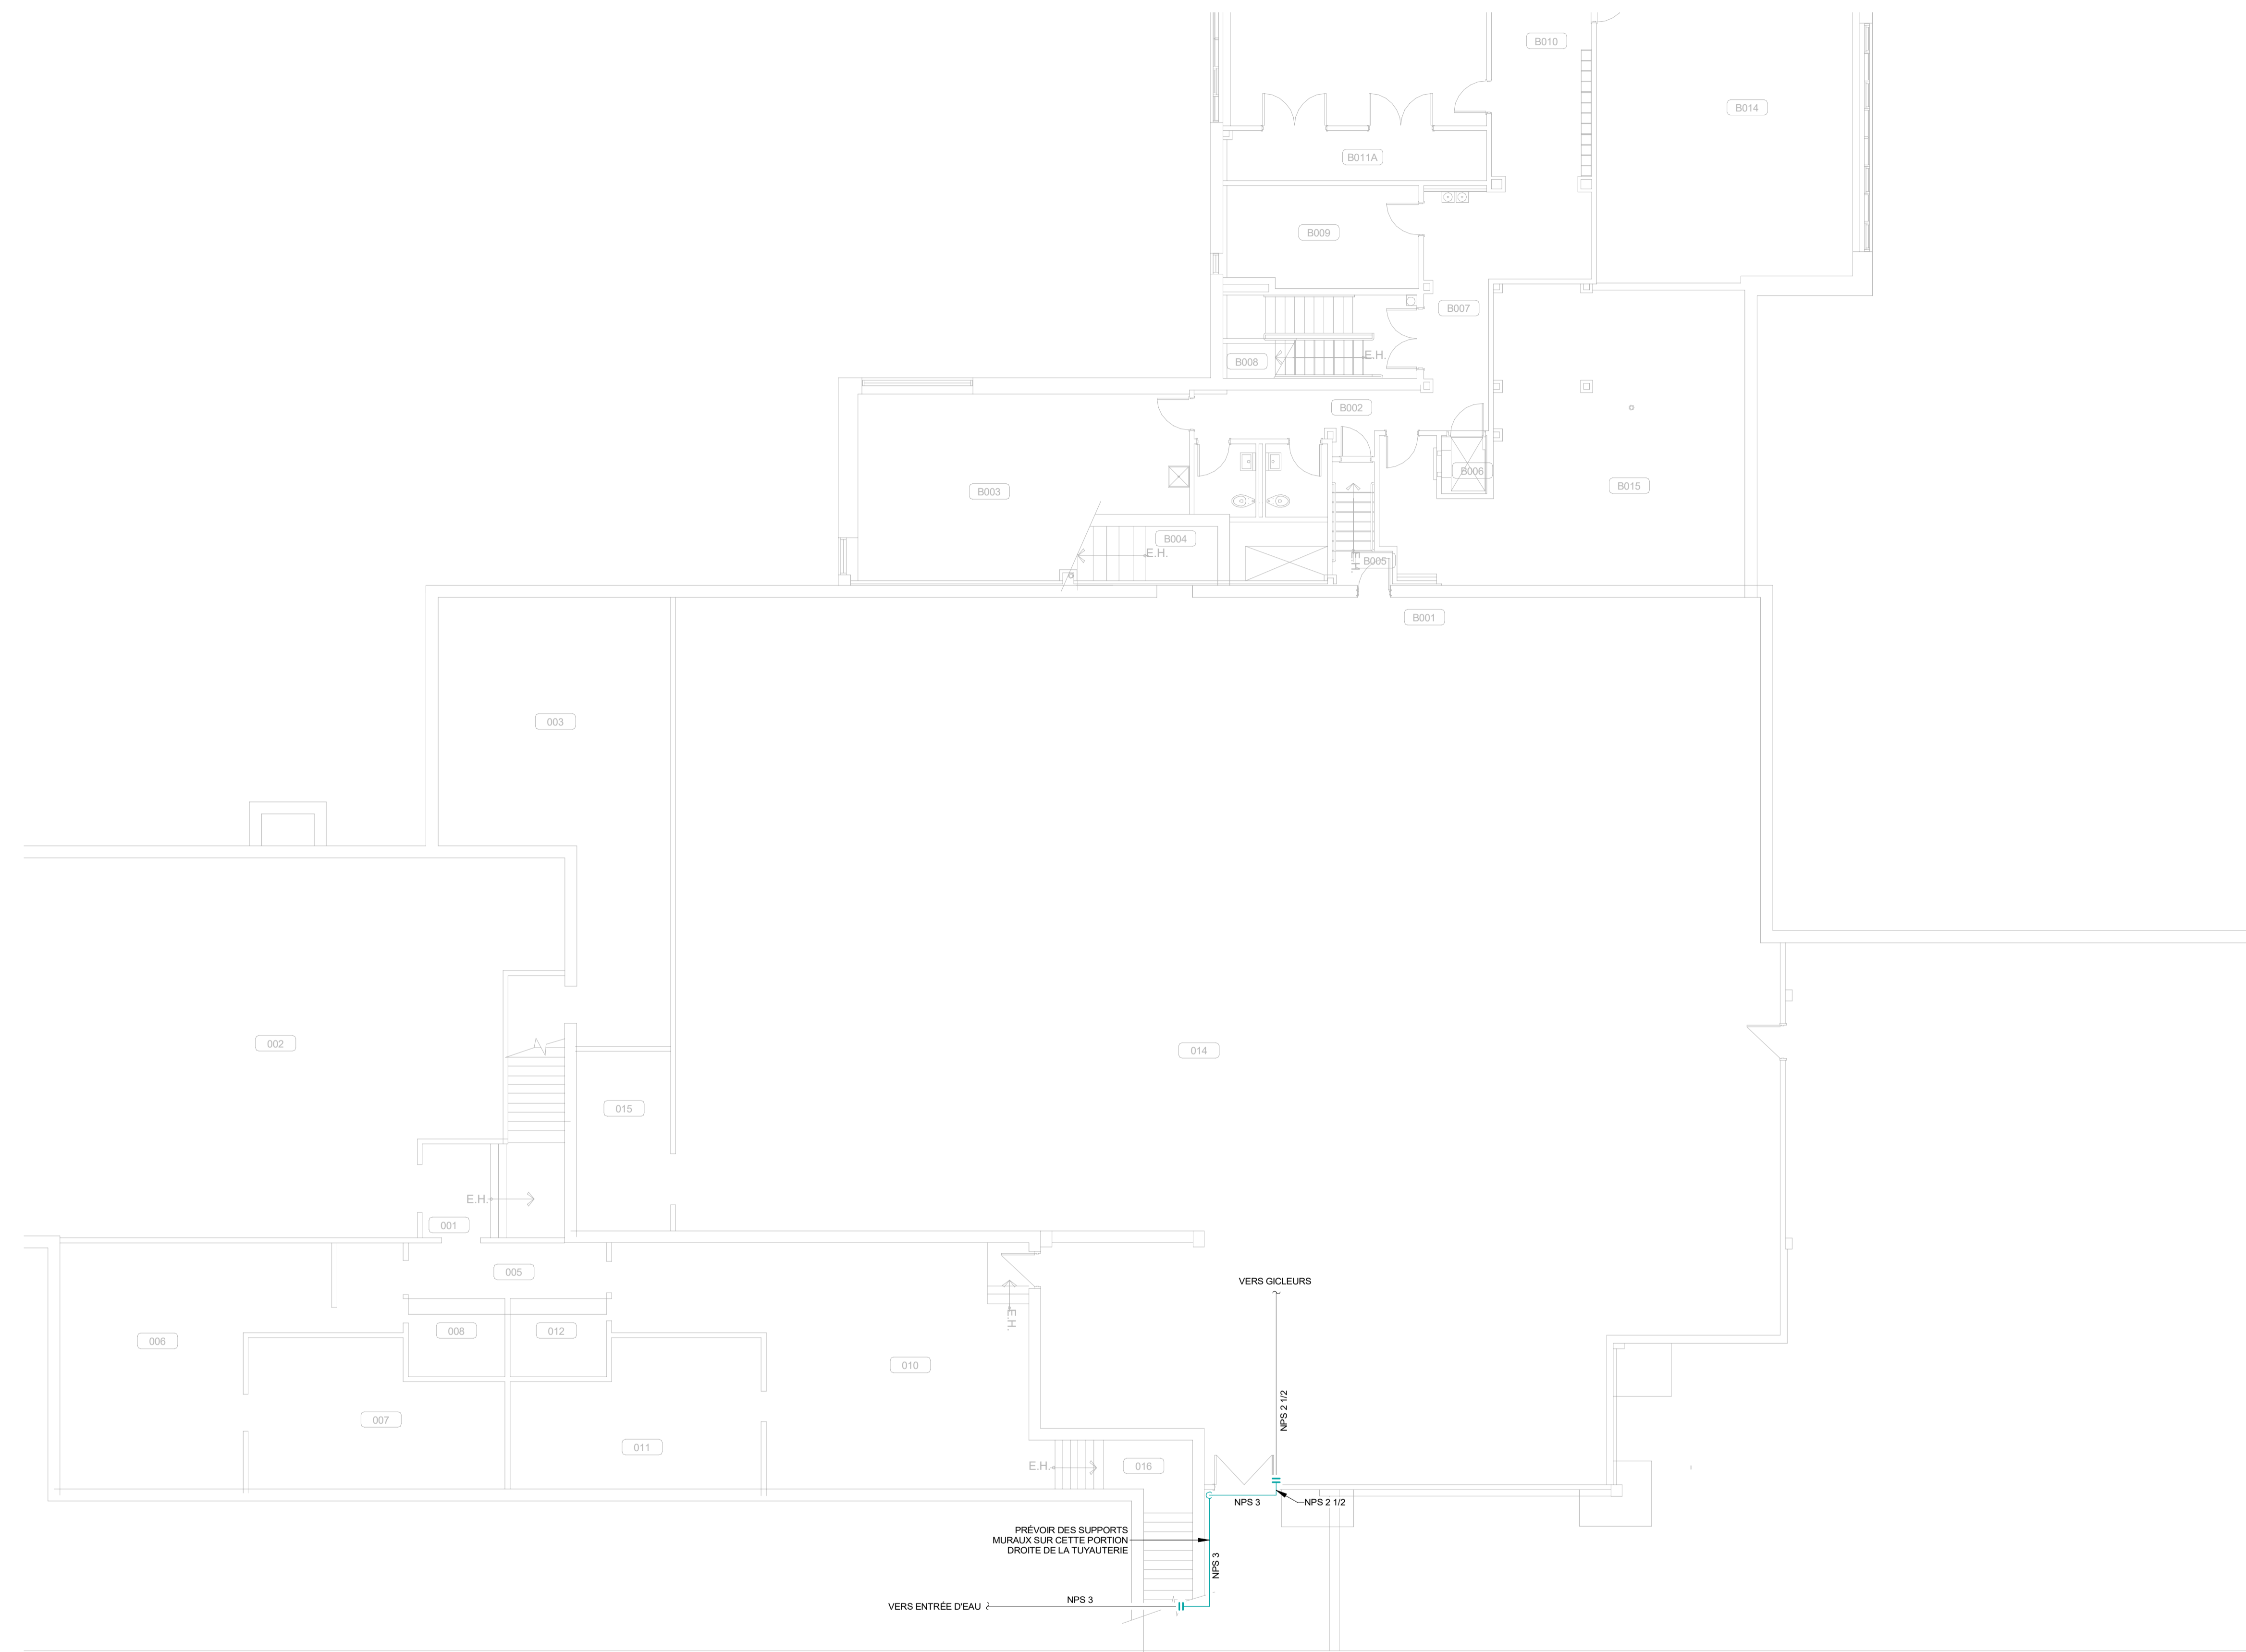

LÉGENDE DES COULEURS  
PROTECTION INCENDIE


- SYSTEME SOUS-EAU
- EXISTANT

SCEAUX



2024-10-10

PLAN CLÉ

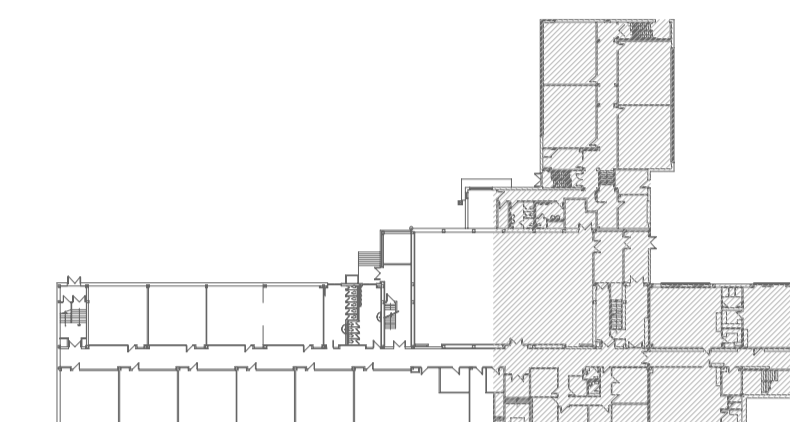

CLIENT



CSPI : 023E22010

AO : 24-137

ARCHITECTE

CES DOCUMENTS NE DOIVENT PAS ÊTRE UTILISÉS À DES FINS DE CONSTRUCTION.

No	DATE	POUR APPEL D'OFFRES	M.P.
		REVISION	PAR
0	2024-10-21	POUR APPEL D'OFFRES	M.P.

PROJET

ÉCOLE DES ROSERAIES  
RÉPLACEMENT DE LA FINITION  
INTÉRIEURE (PHASE 3)

TITRE DU DESSIN

MÉCANIQUE  
VENTILATION  
SOUS-SOL  
DÉMOLITION

DESSIN

N. ALLAIRE

CONCEPTION

M. T. VARGAS

VÉRIFICATION

M. PERREAULT

PROJET BPA No

24-0349

DESSIN No


M-500

ÉCHELLE

1 : 100

LÉGENDE DES COULEURS  
DÉMANTÈLEMENT ET EXISTANT

■	EXISTANT
■	DÉMANTÈLEMENT

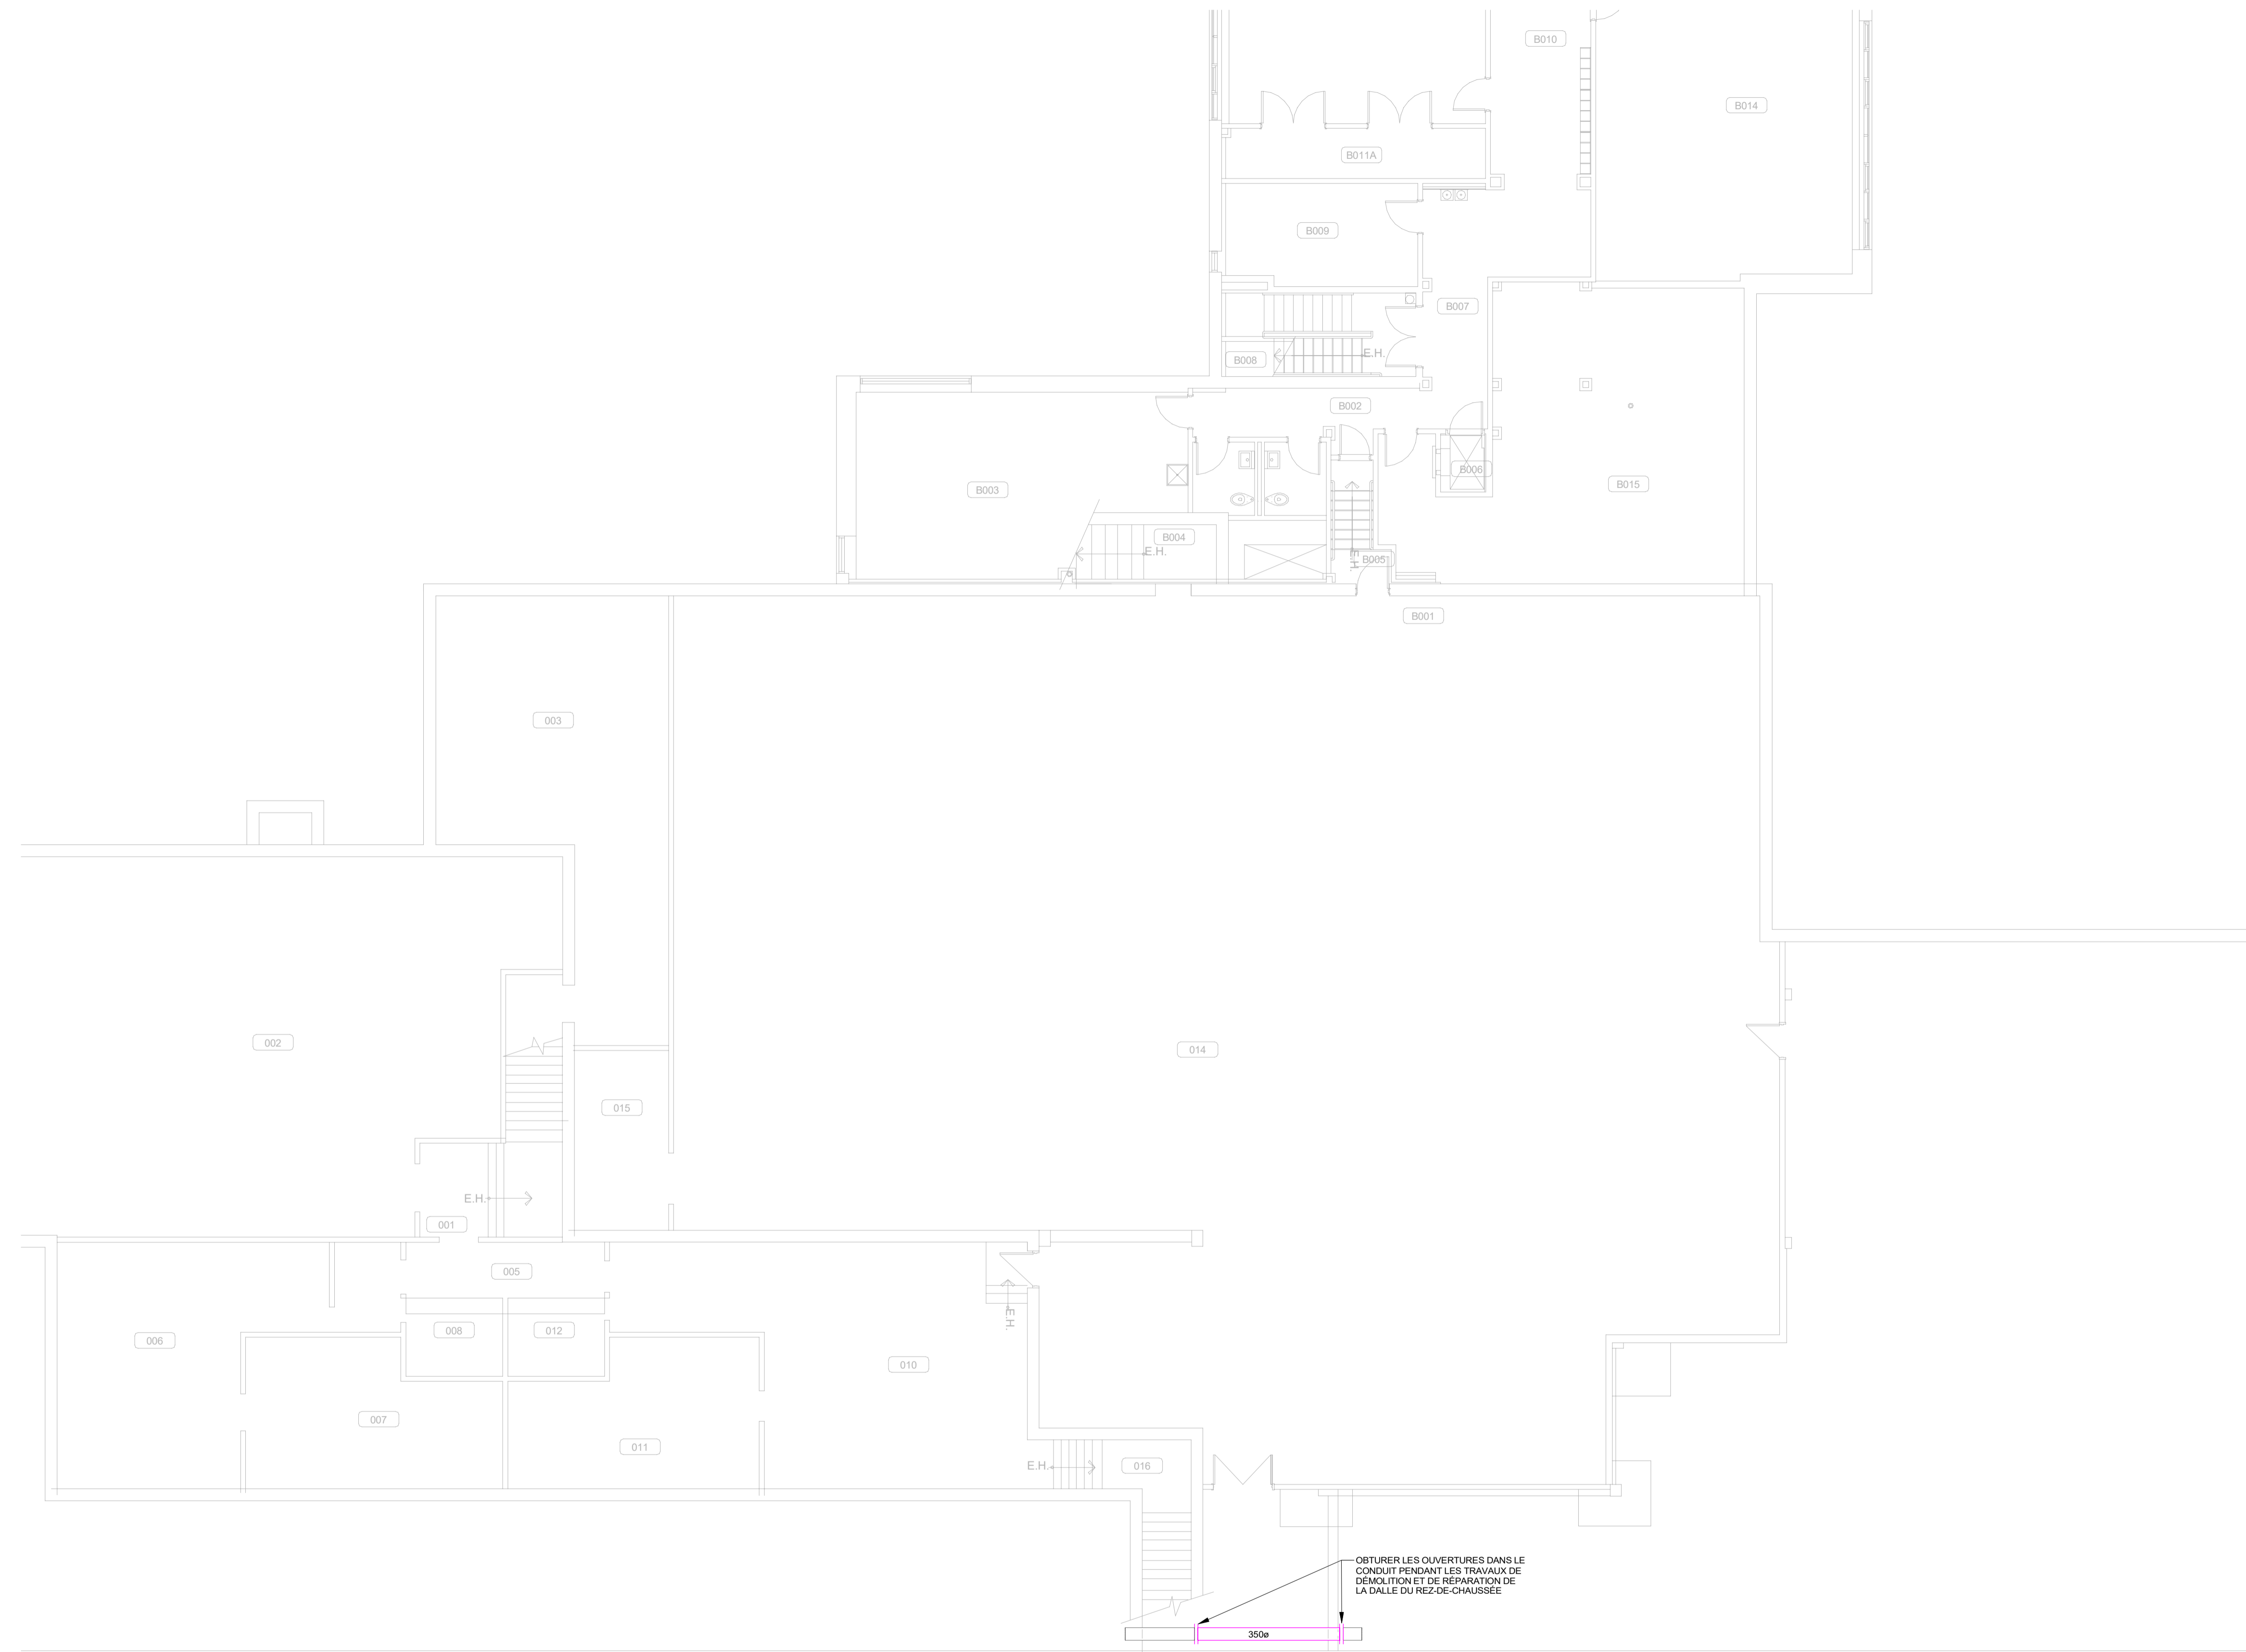


SCEAUX



2024-10-10

PLAN CLÉ

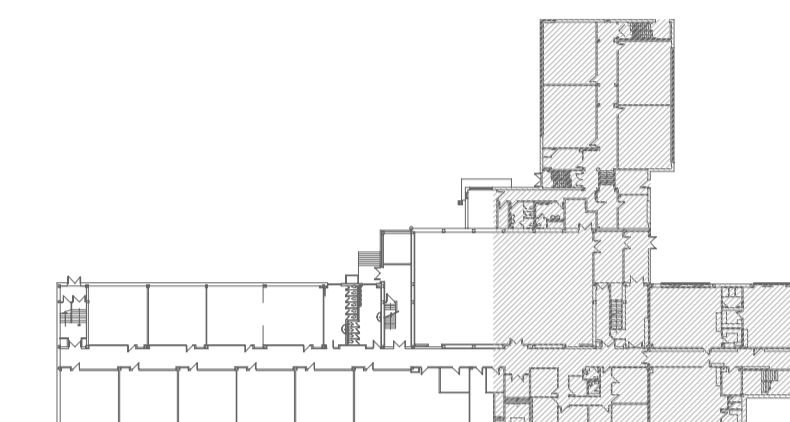

CLIENT



CSPI : 023E22010

AO : 24-137

ARCHITECTE

CES DOCUMENTS NE DOIVENT PAS ÊTRE UTILISÉS À DES FINS DE CONSTRUCTION.

No	DATE	POUR APPEL D'OFFRES	M.P.
		RÉVISION	PAR
0	2024-10-21	POUR APPEL D'OFFRES	M.P.

PROJET

ÉCOLE DES ROSERAIES  
RÉPLACEMENT DE LA FINITION  
INTÉRIEURE (PHASE 3)

TITRE DU DESSIN

MÉCANIQUE  
VENTILATION  
SOUS-SOL  
AMÉNAGEMENT

DESSIN

N. ALLAIRE

CONCEPTION

M. T. VARGAS

VÉRIFICATION

M. PERREAULT

PROJET BPA No

24-0349

DESSIN No


M-501

ÉCHELLE

1 : 100

FICHER

C:\Users\nallaire\OneDrive - Bouthillette Parizeau  
inc\Documents\24-0349\_M\_MC\_v23\_nallaire.rvt

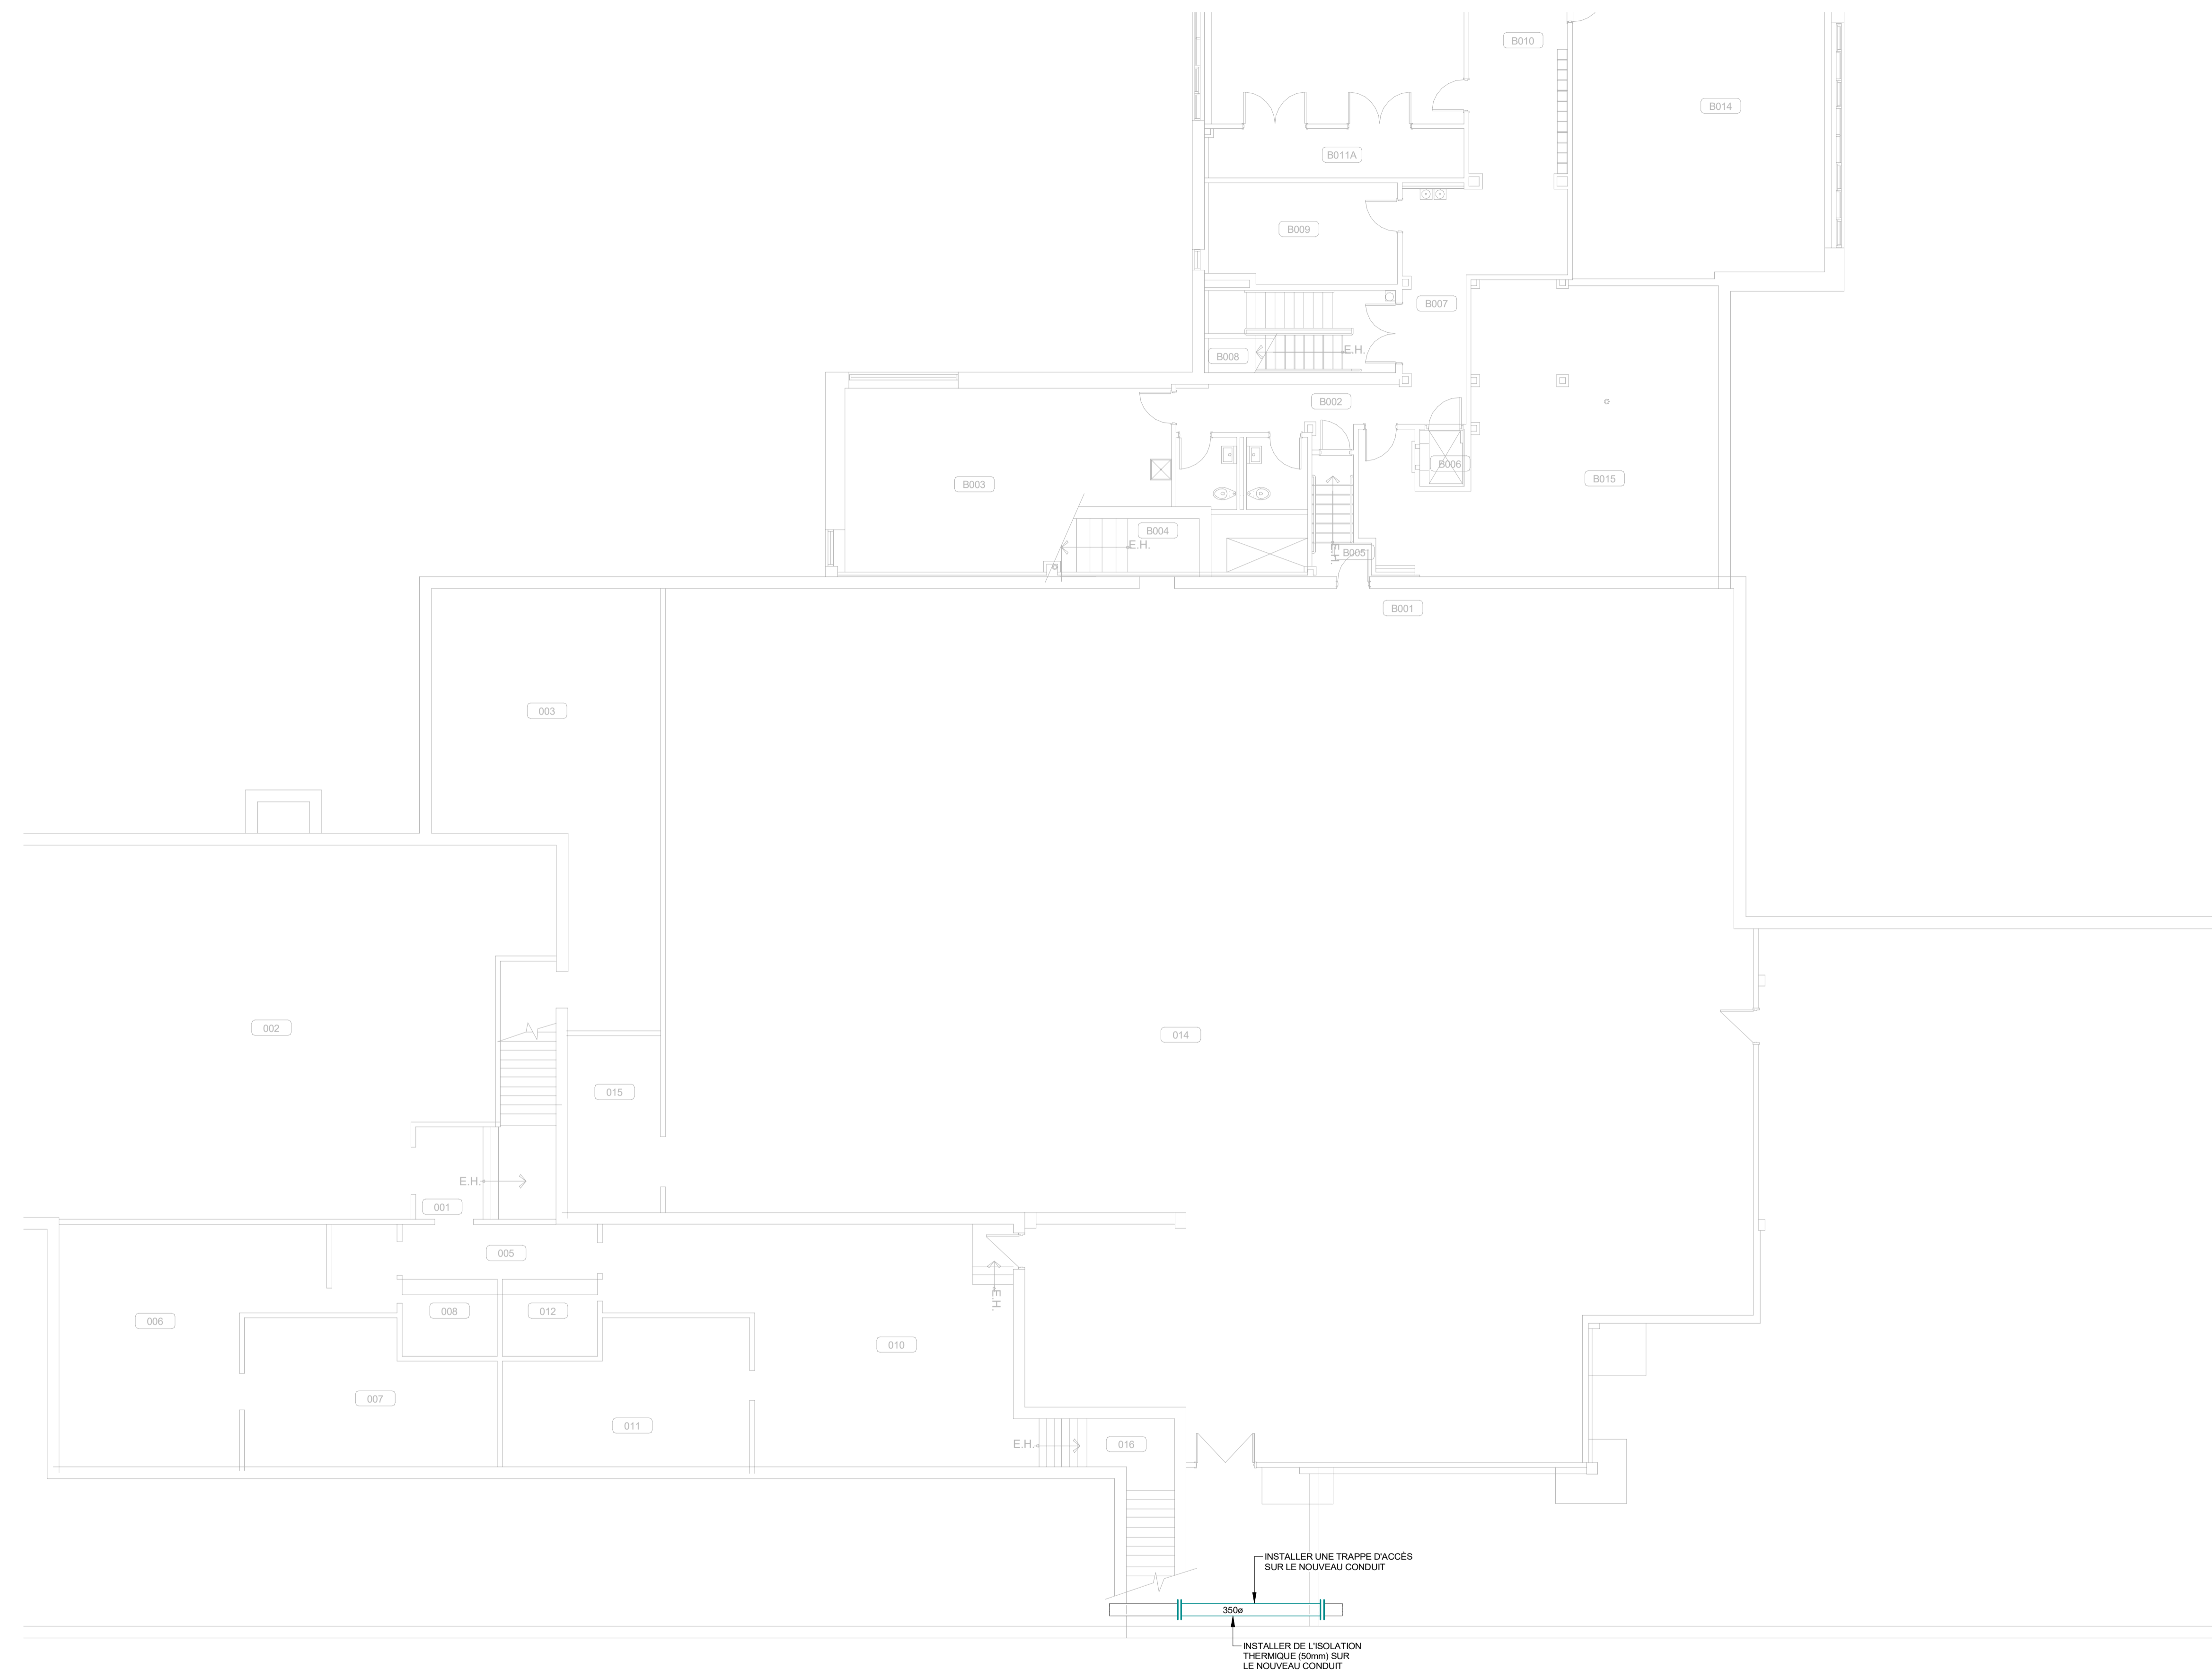

LÉGENDE DES COULEURS VENTILATION

	ALIMENTATION
	EXISTANT




SCEAUX



2024-10-10

PLAN CLÉ

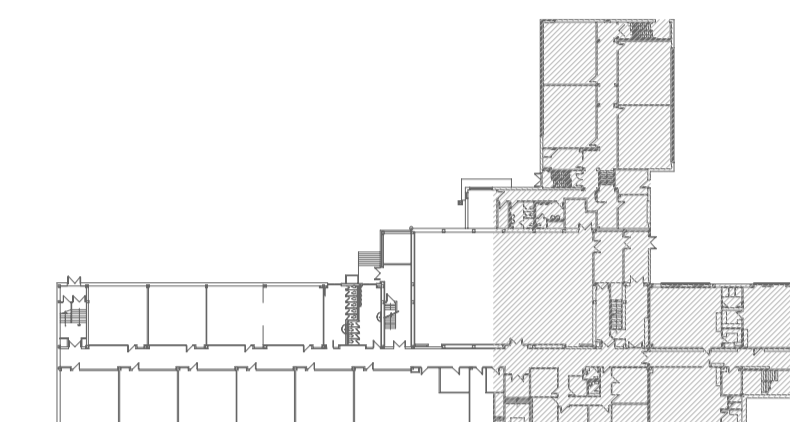

CLIENT



CSPI : 023E22010

AO : 24-137

ARCHITECTE

CES DOCUMENTS NE DOIVENT PAS ÊTRE UTILISÉS À DES FINS DE CONSTRUCTION.

No	DATE	POUR APPEL D'OFFRES	M.P.
		REVISION	PAR
0	2024-10-21	POUR APPEL D'OFFRES	M.P.

PROJET

ÉCOLE DES ROSERAIES  
REMPLACEMENT DE LA FINITION  
INTÉRIÈRE (PHASE 3)

TITRE DU DESSIN

MÉCANIQUE  
VENTILATION  
REZ-DE-CHAUSSÉE  
AMÉNAGEMENT

DESSIN	CONCEPTION	VÉRIFICATION
N. ALLAIRE	M. T. VARGAS	M. PERREAULT

PROJET BPA No	DESSIN No
24-0349	

ÉCHELLE  
1 : 100

M-502

NOTES SPÉCIFIQUES

- GRILLE DE TRANSFERT À ENLEVER, NETTOYER ET RÉINSTALLER.
- GRILLE À ENLEVER ET À REMPLACER. DIMENSIONS PRÉCISES À VALIDER SUR PLACE. PRODUIT ACCEPTABLE EN PRICE, MODÈLE 535, ACIER PEINT EN BLANC, OU ÉQUIVALENT APPROUVÉ.
- GRILLE DE TRANSFERT À ENLEVER ET À REMPLACER. DIMENSIONS PRÉCISES À VALIDER SUR PLACE. PRODUIT ACCEPTABLE EN PRICE SÉRIE 96, ACIER, CADRE TYPE F, FINI 515, OU ÉQUIVALENT APPROUVÉ.

LÉGENDE DES COULEURS VENTILATION

- RETOUR
- EXISTANT

